



LOCAL ONDE SERÁ REALIZADA A OBRA

PLANTA AS BUILT – CONJUNTO HABITACIONAL ORLANDO DOMINGUES
Sem escala

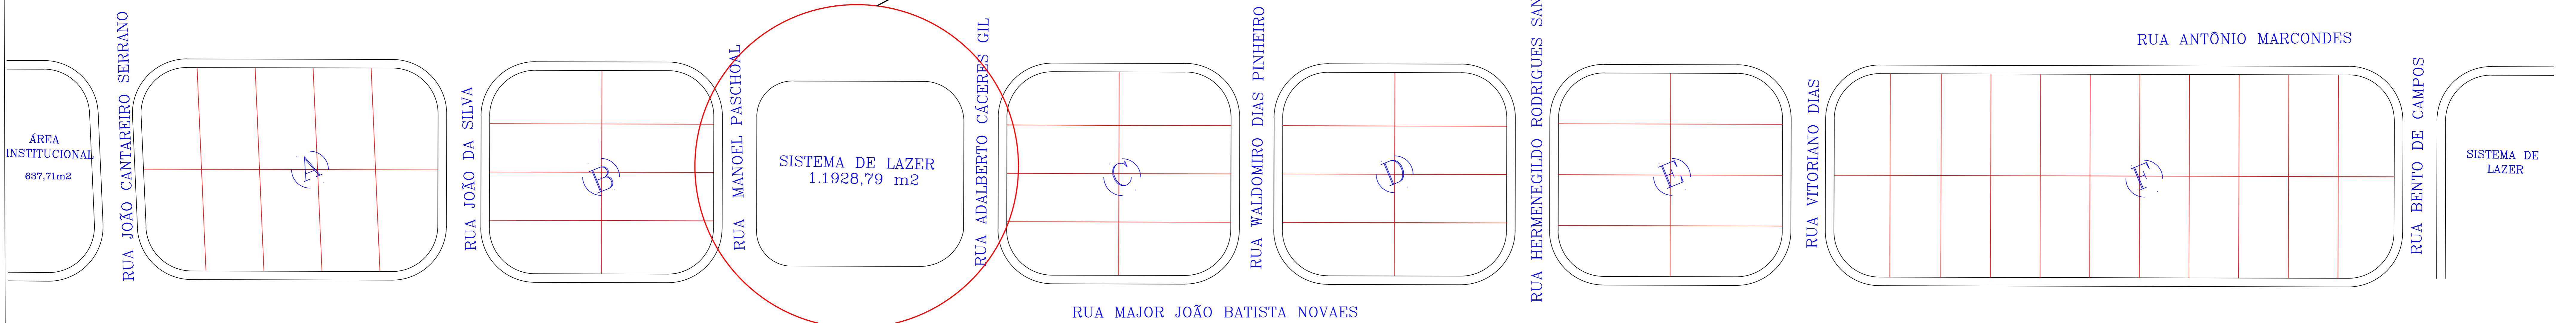


PLANTA CONJUNTO HABITACIONAL ORLANDO DOMINGUES
Escala: 1:100


PROJETO "AS BUILT"		DATA
		JULHO/2022
		FOLHA
		3/3
OBJETO: REFORMA DE PRAÇA		
PROJETO: PREFEITURA MUNICIPAL DE NOVAES - SP		
LOCAL: CONJUNTO HABITACIONAL ORLANDO DOMINGUES		
SÉRIE: ESCALA		
<p>PAULO CESAR DIAS PINHEIRO 2205</p> <p>9856809</p> <p>PREFEITURA MUNICIPAL DE NOVAES - SP Rua Major João Batista Novaes, 300 - Centro CNPJ: 08.988.000 CNPJ: 08.988.000-41 Telefone: 177.201-1292</p>		<p>Assinado de forma digital por PAULO CESAR DIAS PINHEIRO 2205</p> <p>DATA: 2022.11.11 10:51:27 -0300</p>
<p>DAIANE MARCONDES GALILEANI RODRIGUES 379957</p> <p>72890</p> <p>PREFEITURA MUNICIPAL DE NOVAES - SP Rua Manoel Paschoal, 100 - Centro CNPJ: 08.988.000-41 Telefone: 177.201-1292</p>		<p>Assinado de forma digital por DIANE MARCONDES GALILEANI RODRIGUES 379957</p> <p>DATA: 2022.11.11 10:12:41 -0300</p>
QUADRO DE ÁREAS EM M2		

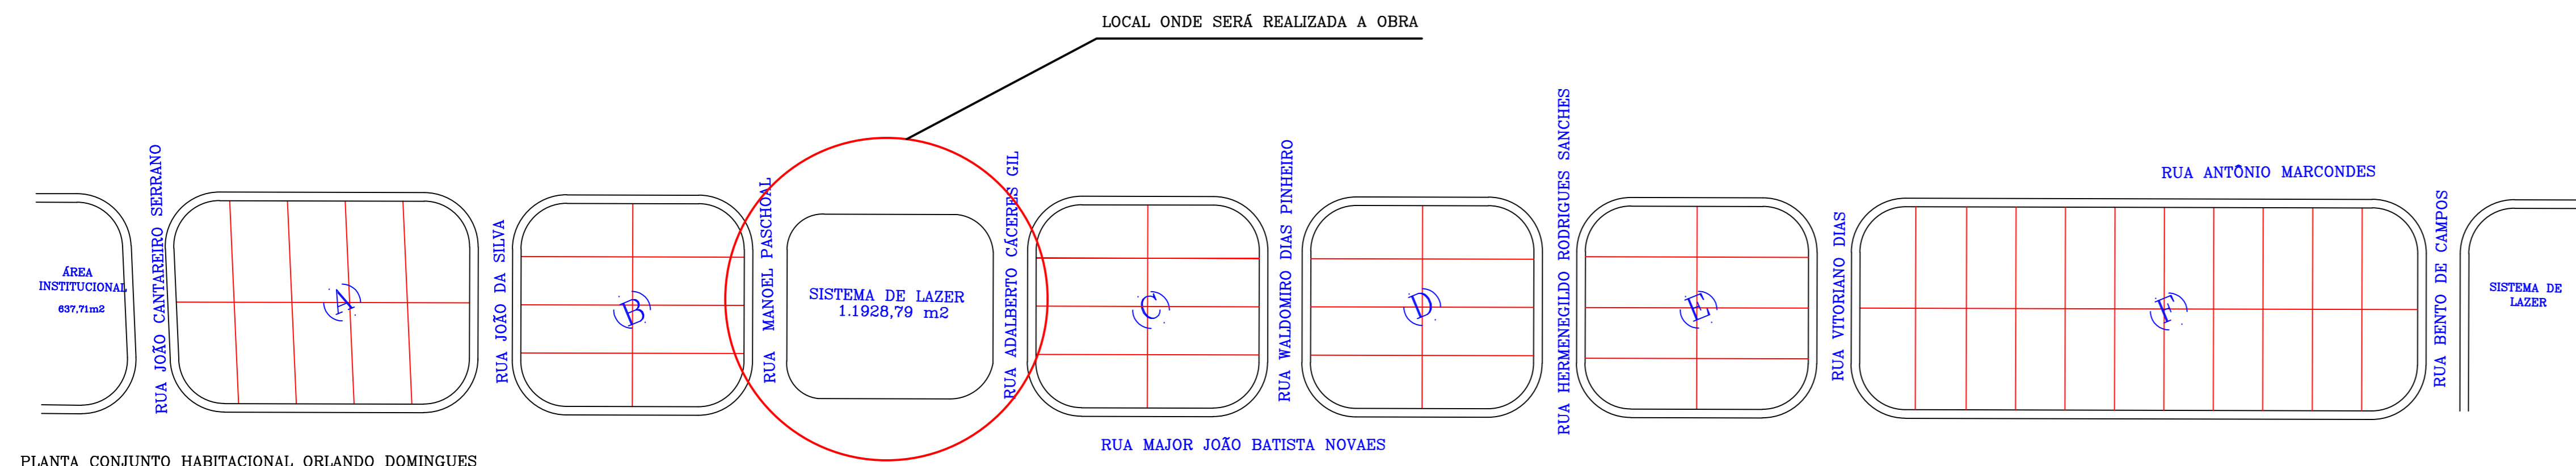


PLANTA CONJUNTO HABITACIONAL ORLANDO DOMINGUES
Escala: 1:100

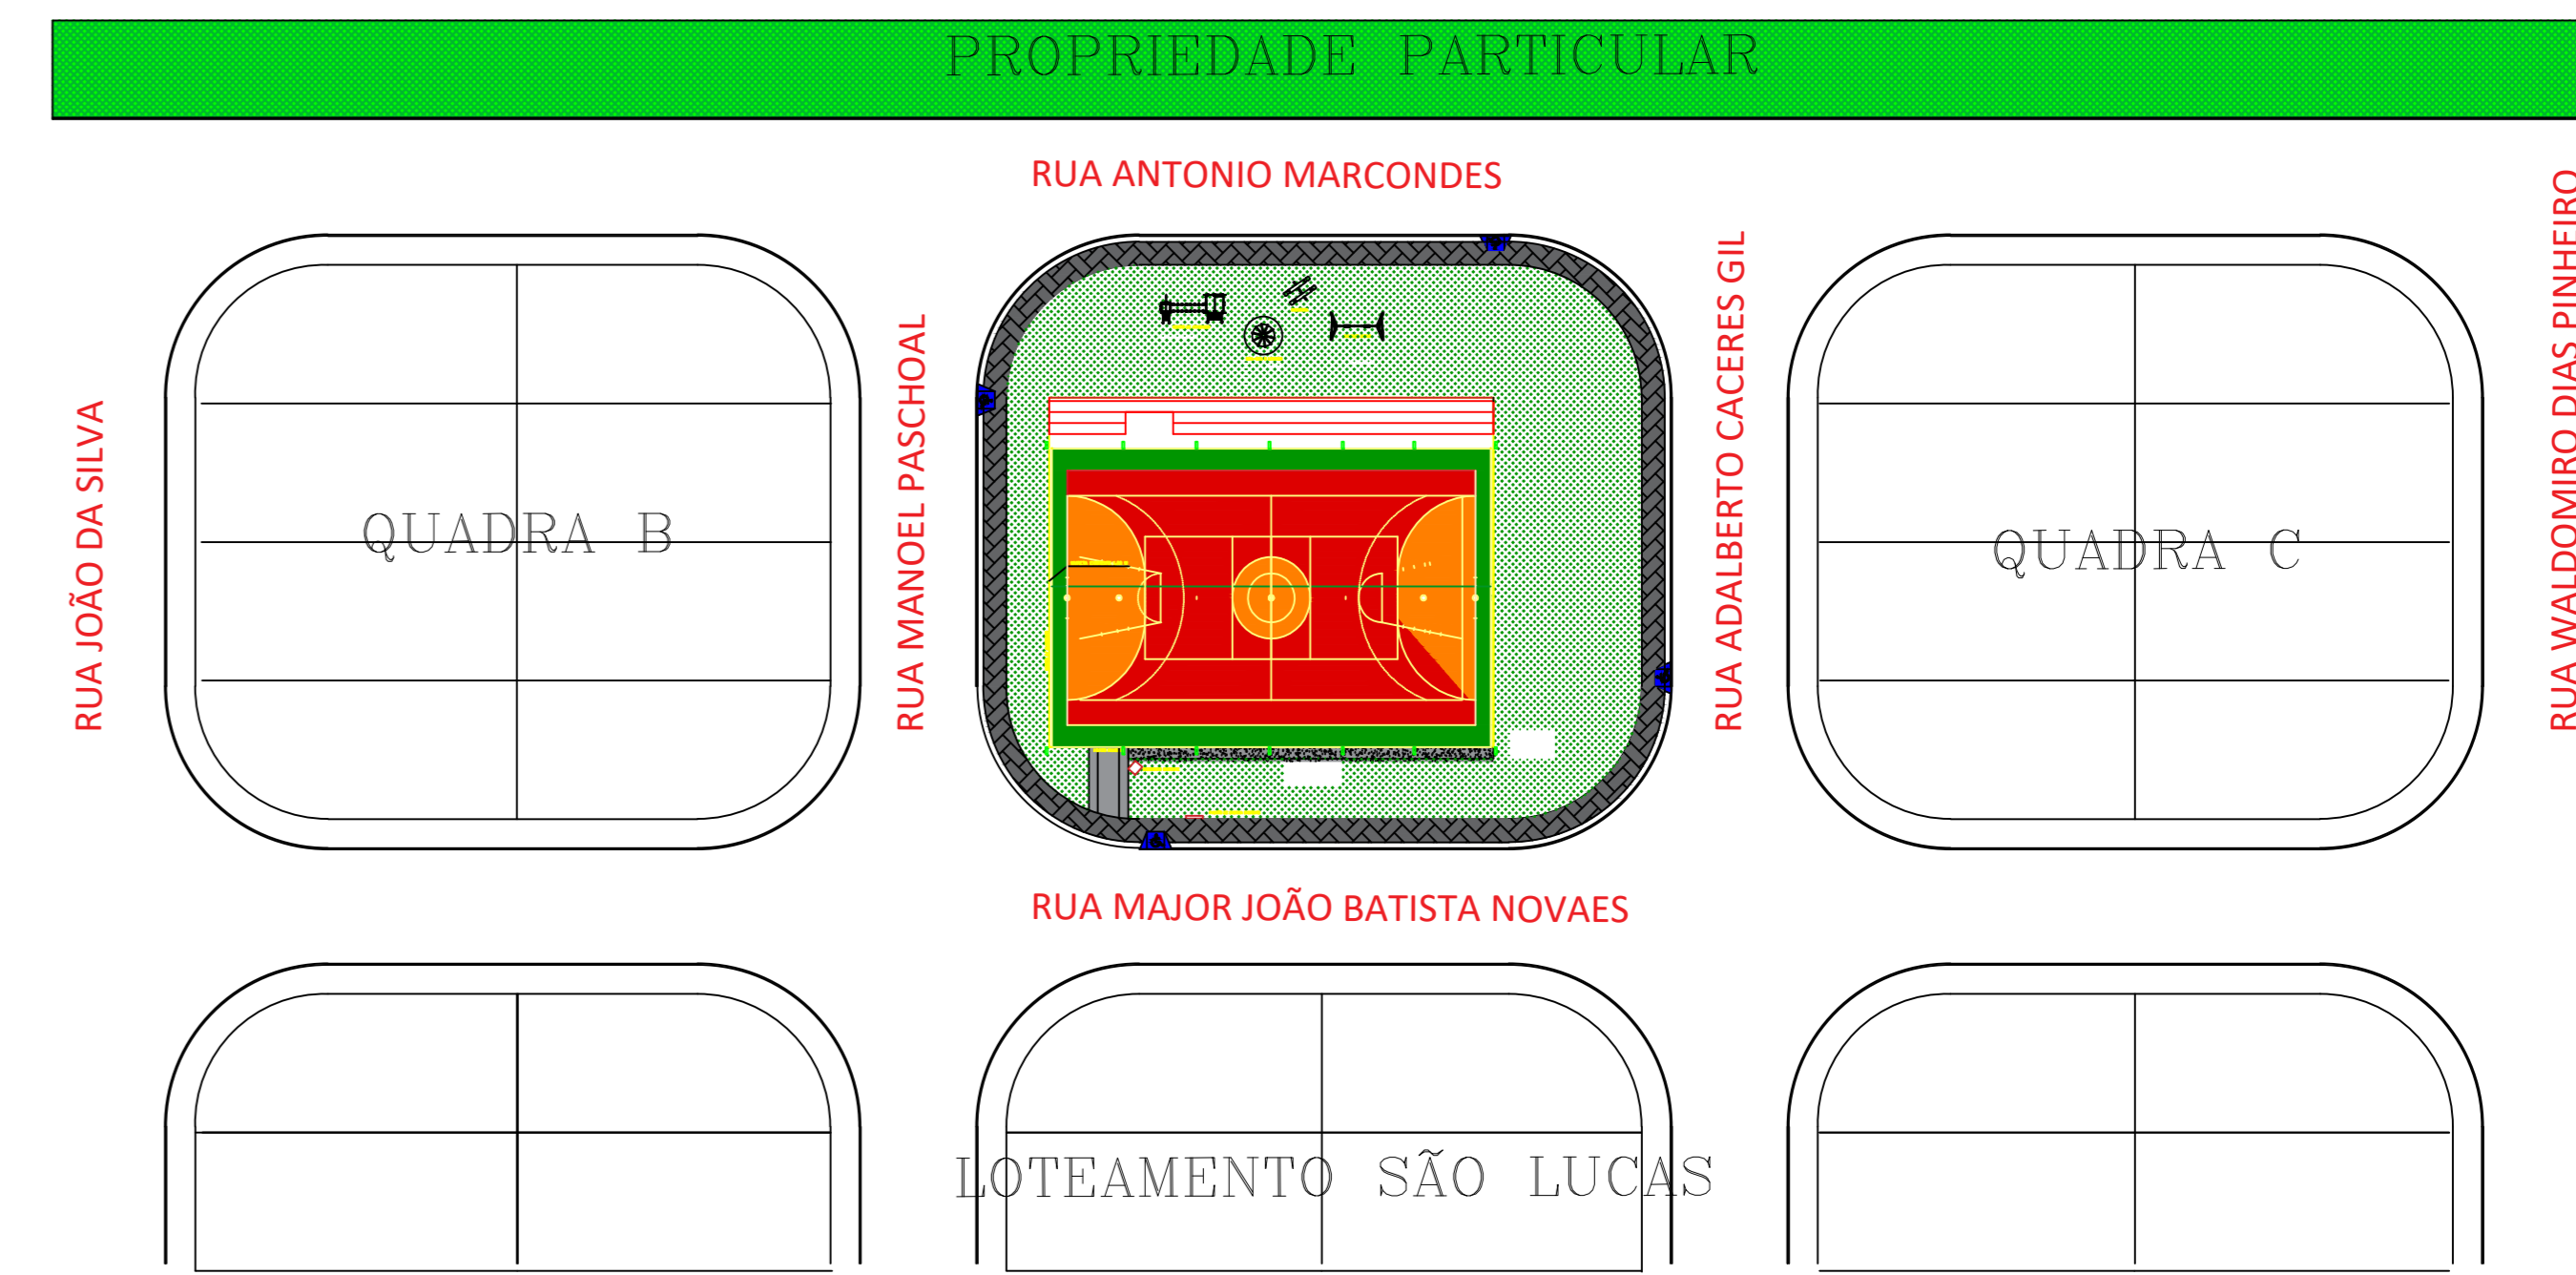


PLANTA BAIXA - CONJUNTO HABITACIONAL ORLANDO DOMINGUES

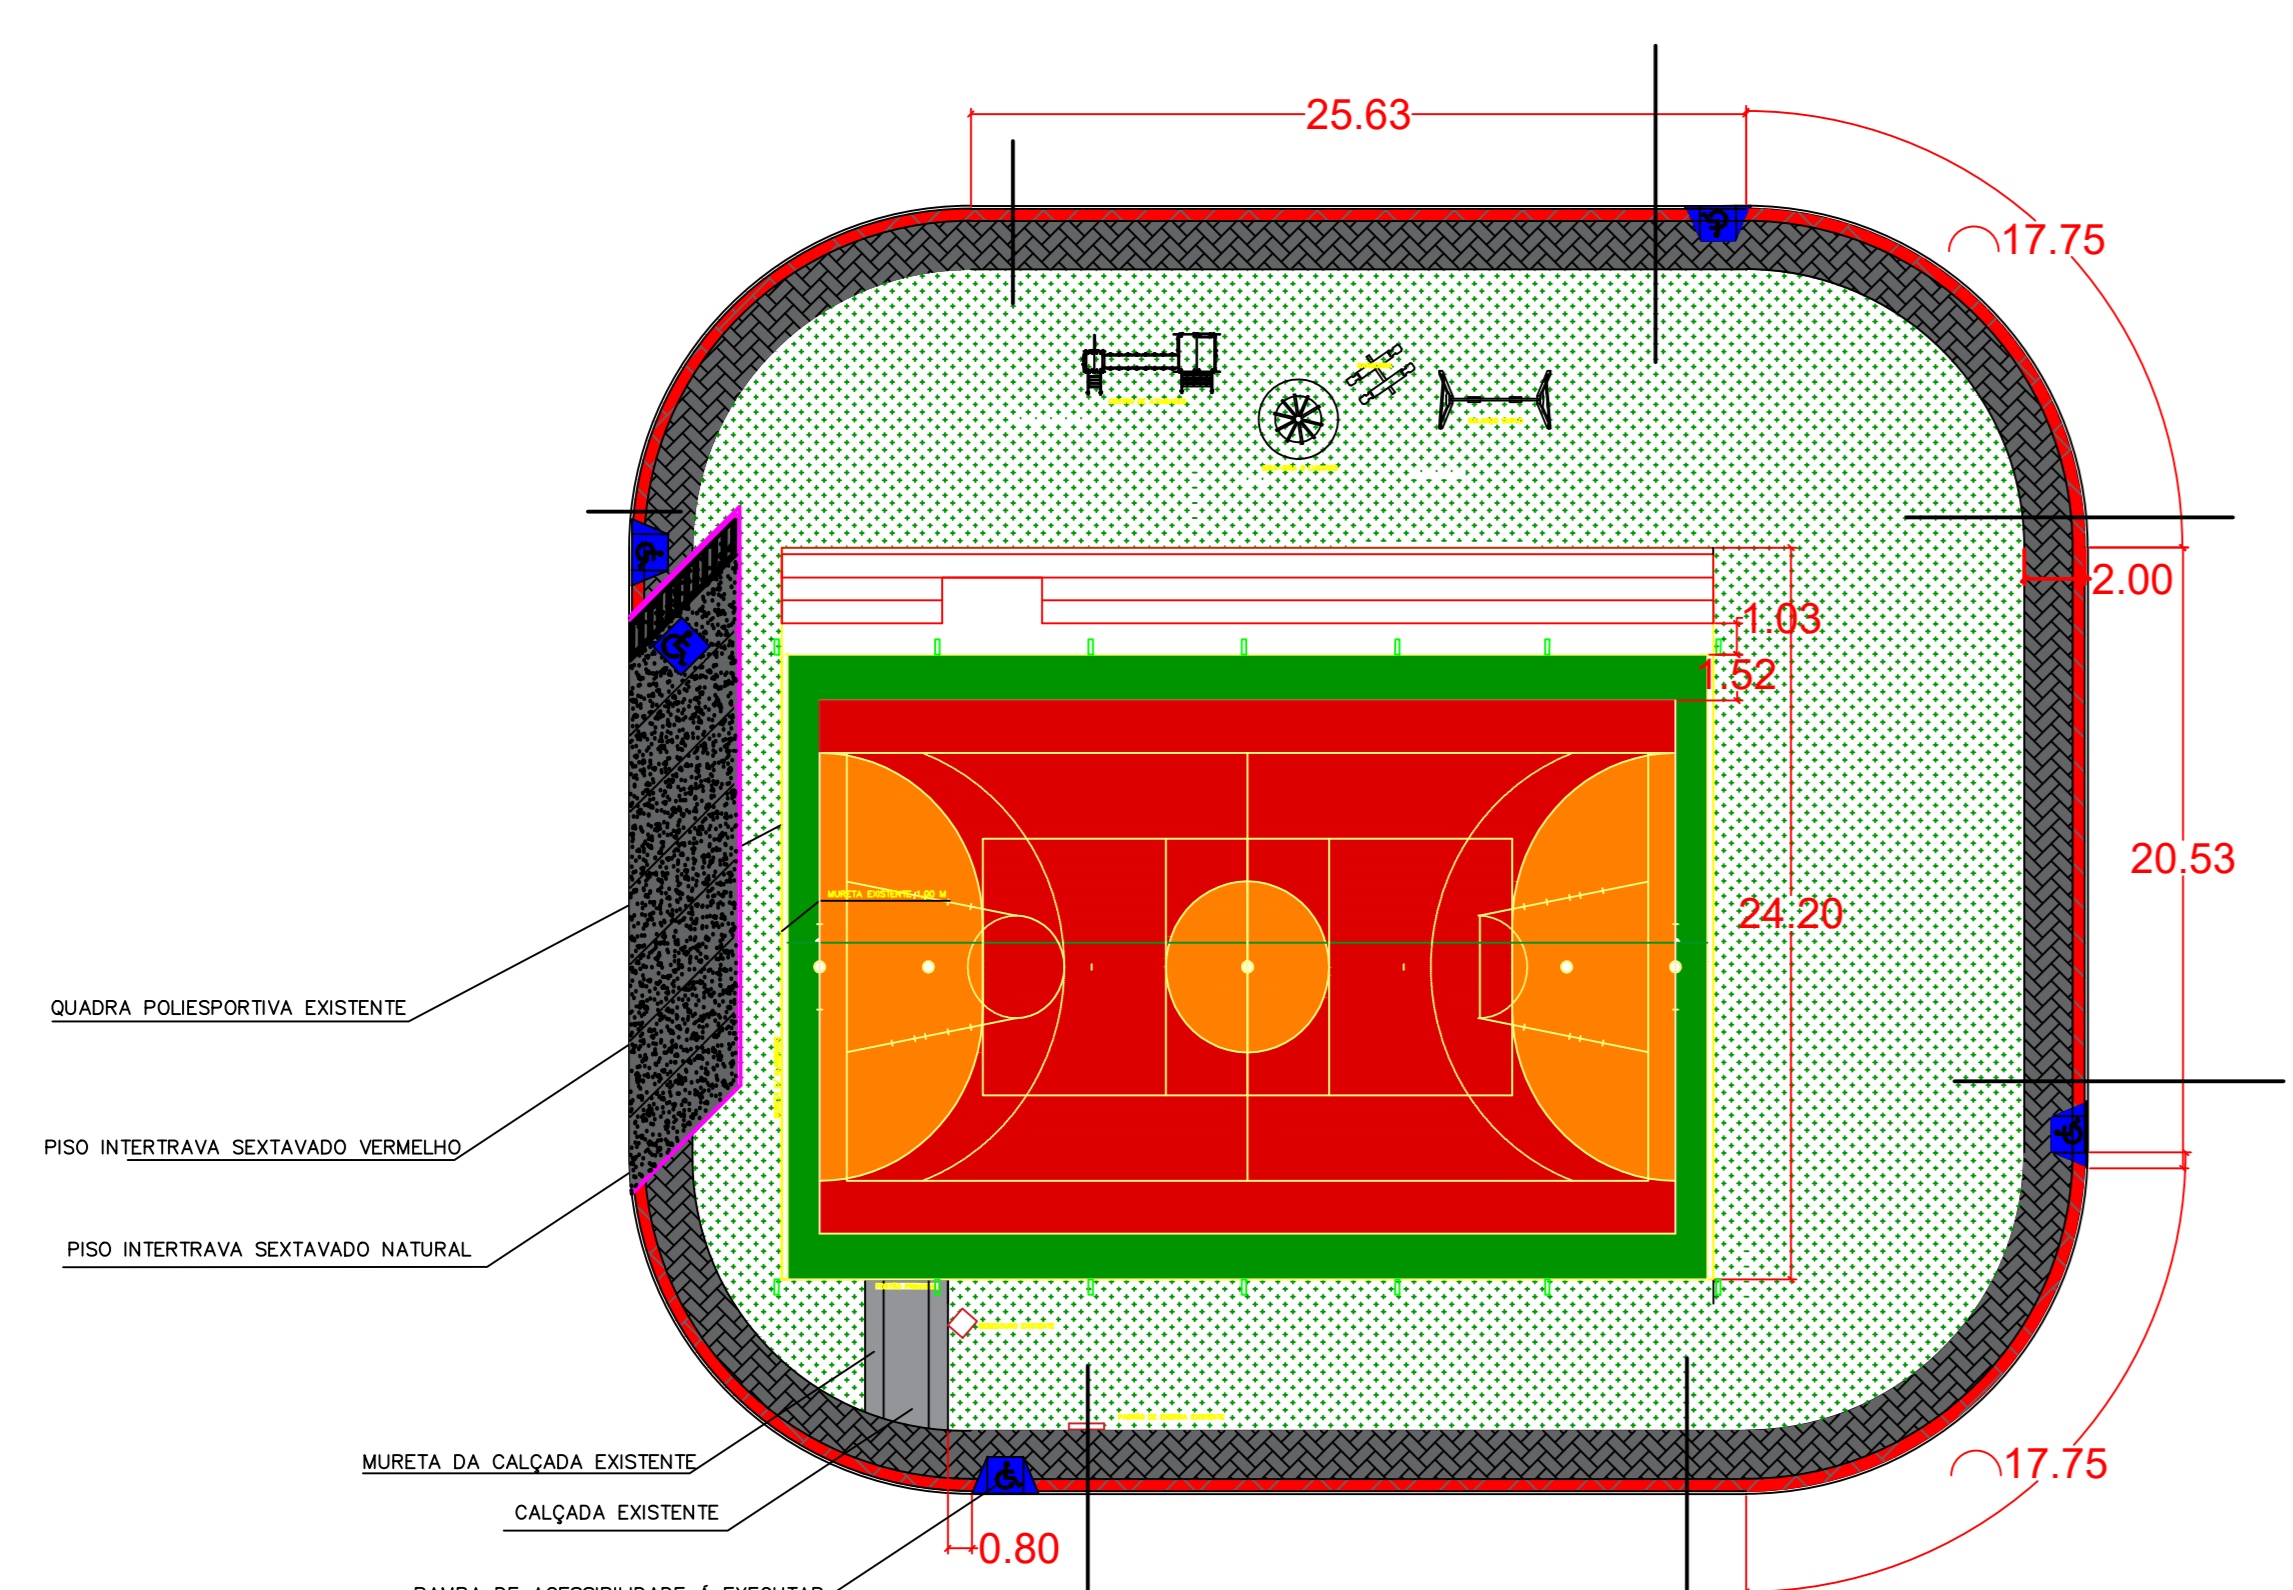


PLANTA BAIXA - CONJUNTO HABITACIONAL ORLANDO DOMINGUES
Escala: 1:25

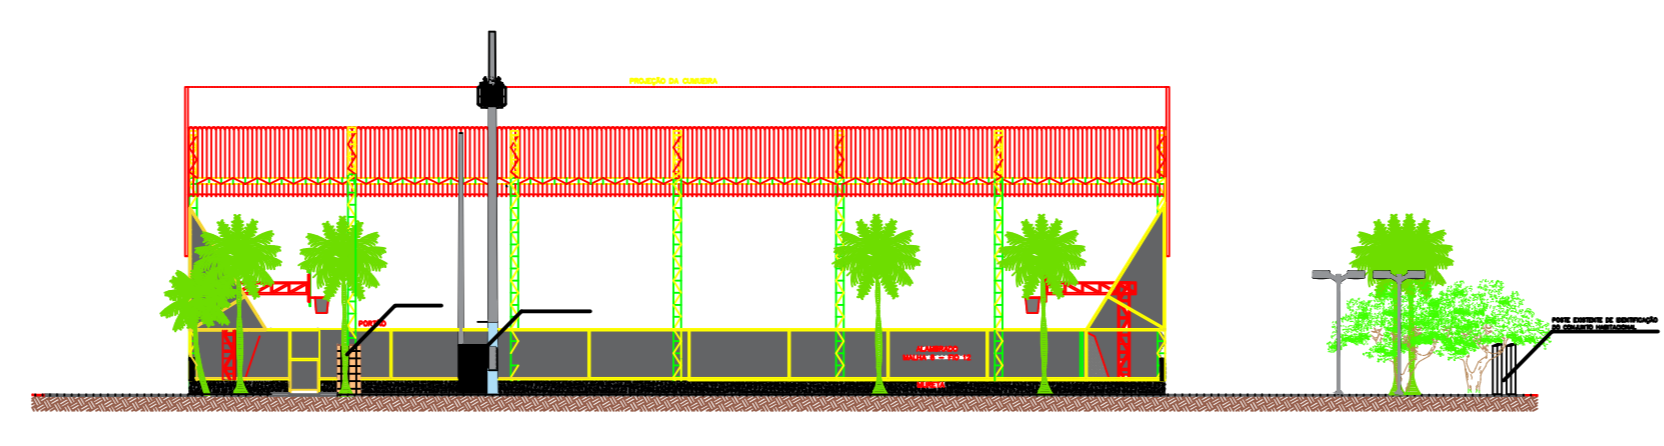

VISTA FRONTAL


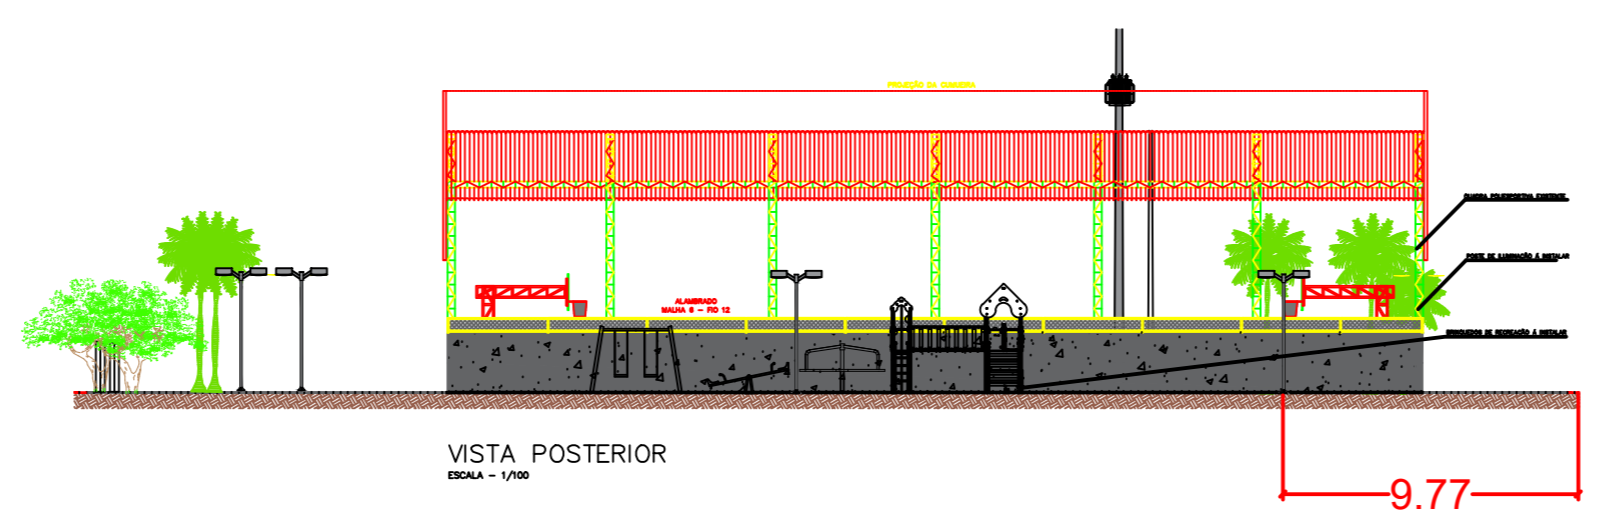


VISTA POSTERIOR

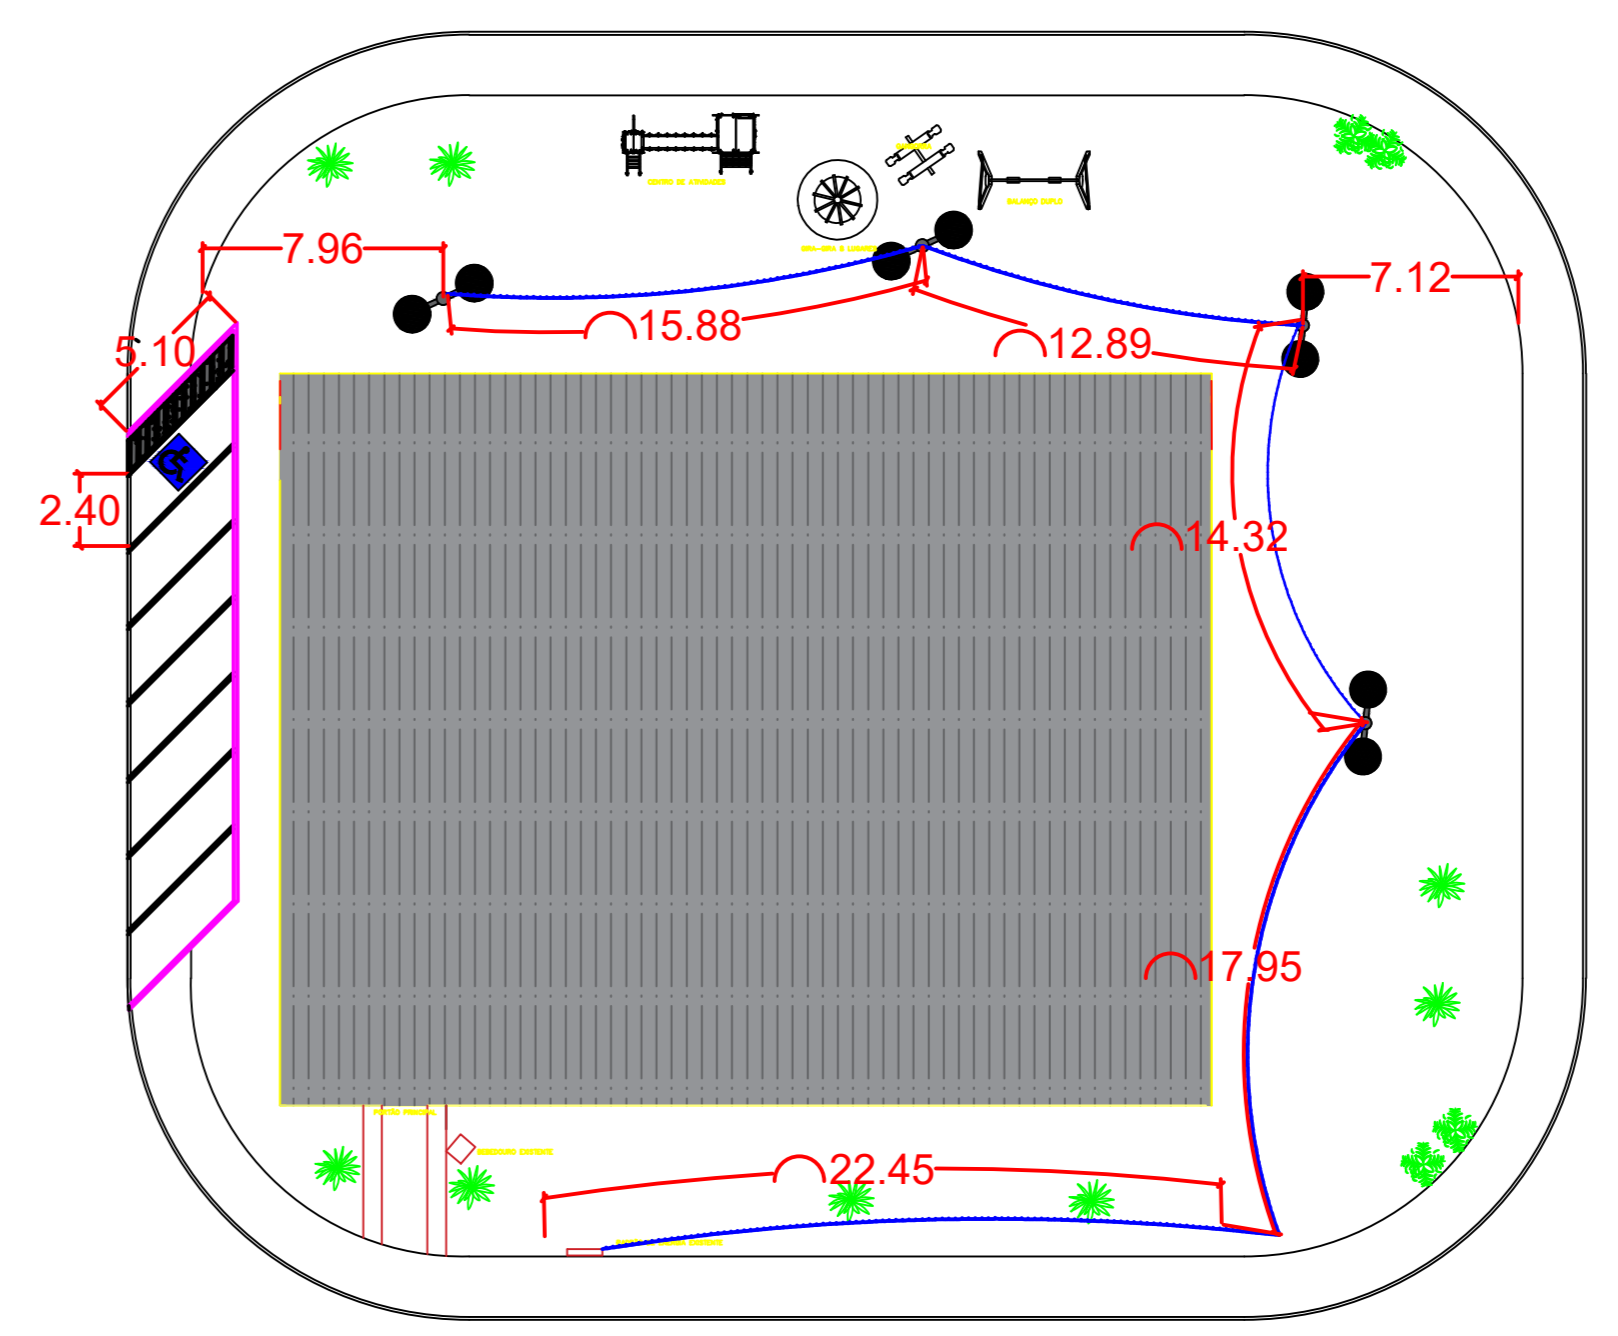


PLANTA ILUMINAÇÃO - CONJUNTO HABITACIONAL ORLANDO DOMINGUES
Escala: 1:25


LEGENDA / ELÉTRICA	
	POSTE DE ILUMINAÇÃO H=3METROS COM LUMINÁRIA LED DE 98 W ATÉ 137 W
	ELETRODUTO SUBTERRÂNEO
	POSTE DE PADRÃO DE ENERGIA EXISTENTE
	LUMINÁRIA TIPO SPOT COM 1 LÂMPADA FLUORESCENTE DE 15 W

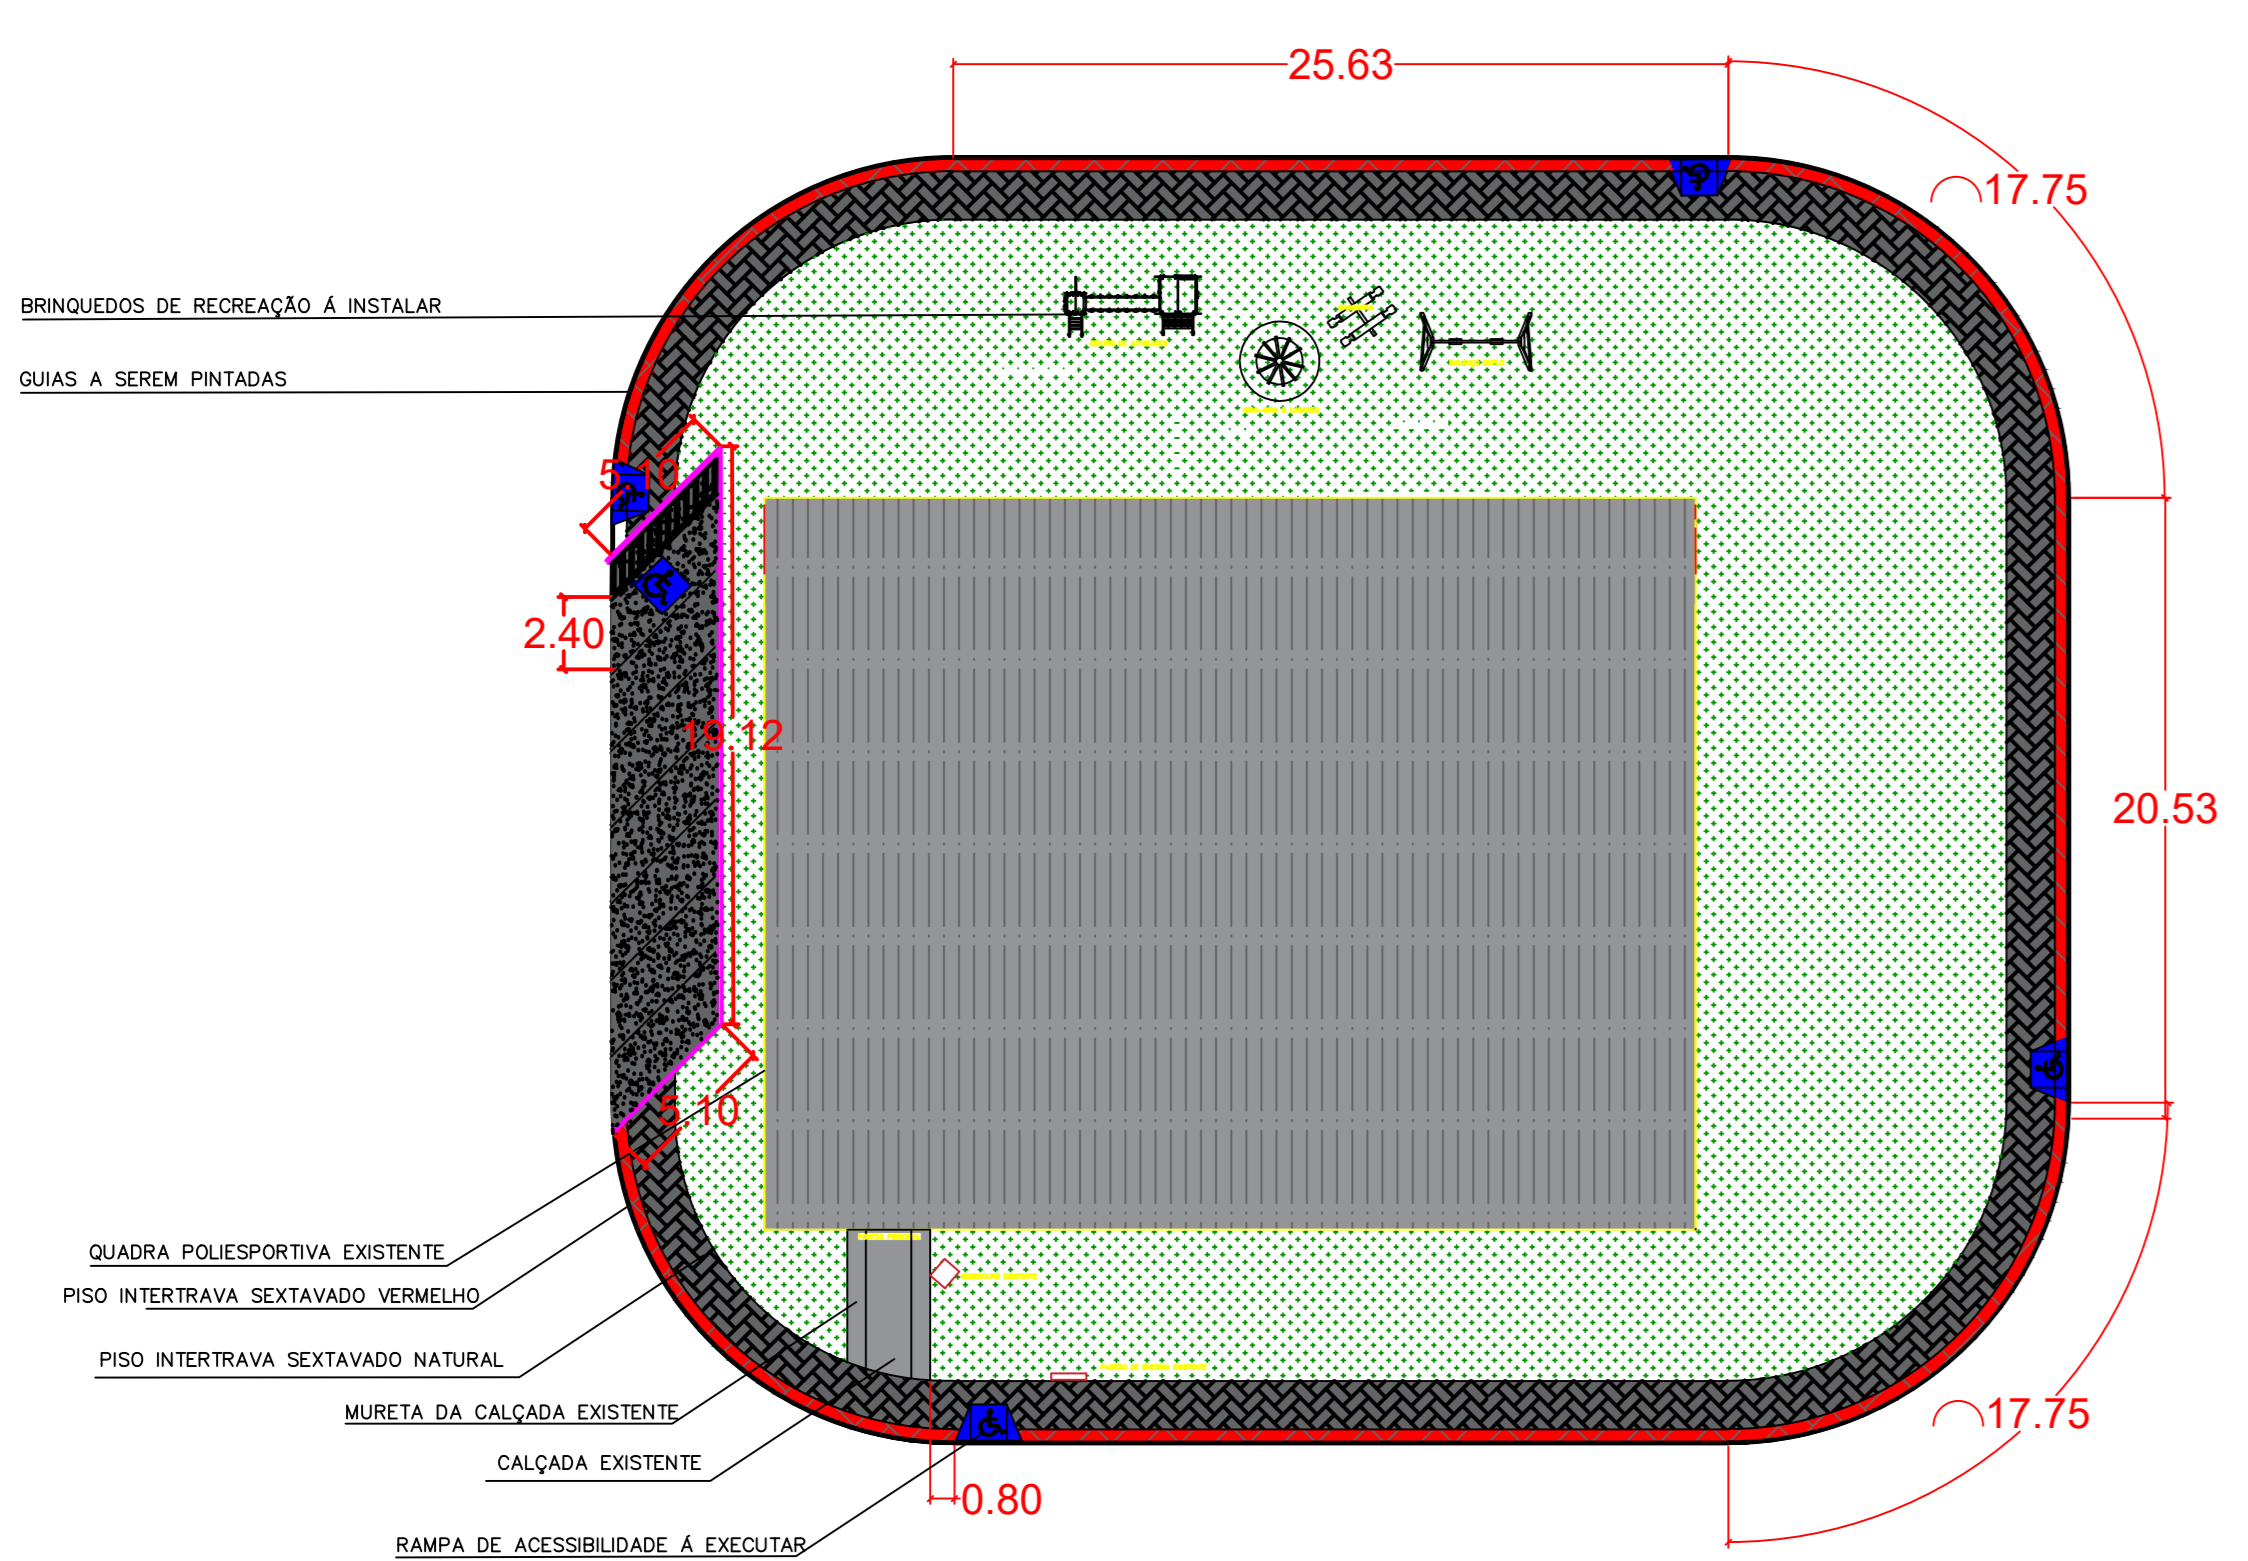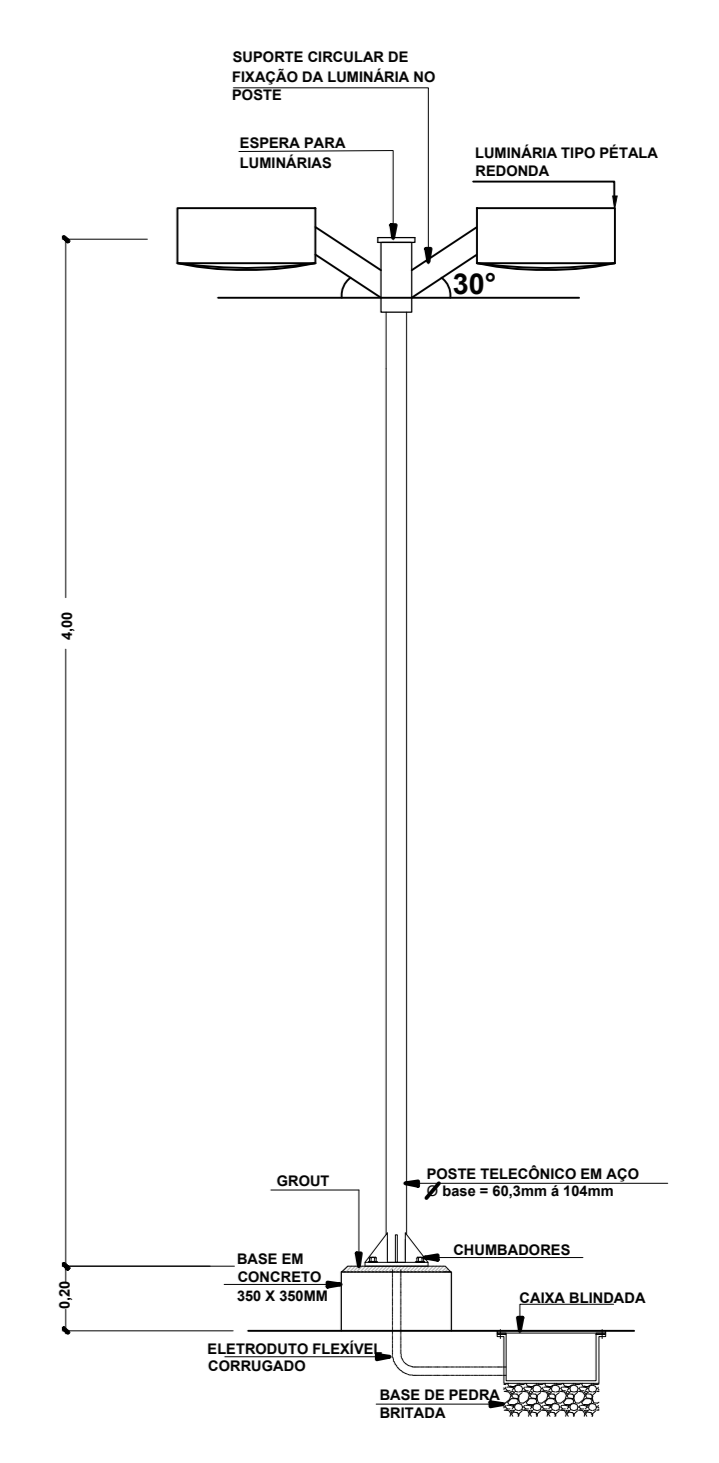


PLANTA COBERTURA - CONJUNTO HABITACIONAL ORLANDO DOMINGUES
Escala: 1:25

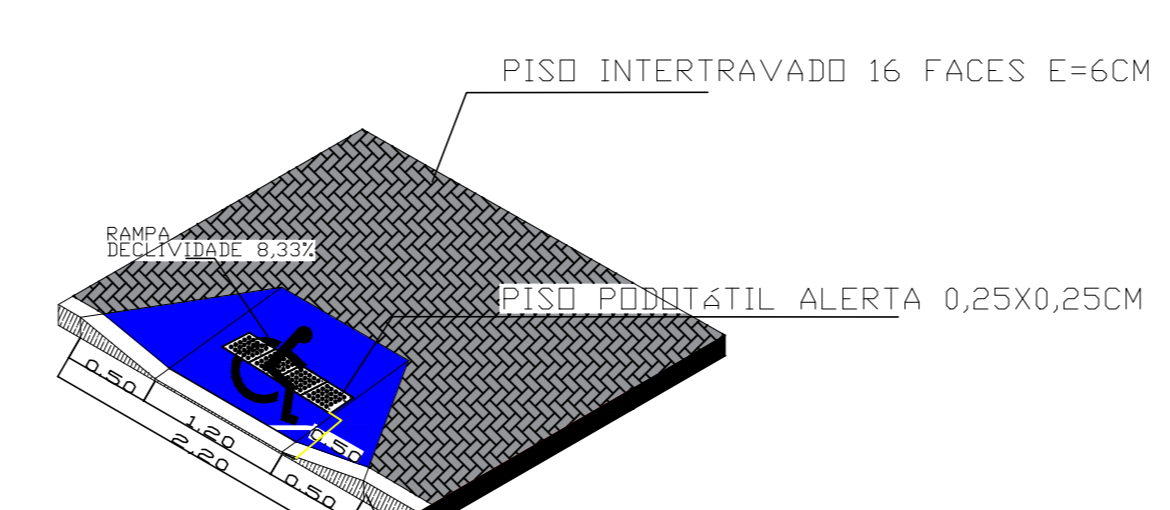

DETALHE RAMPA PNE Sem escada

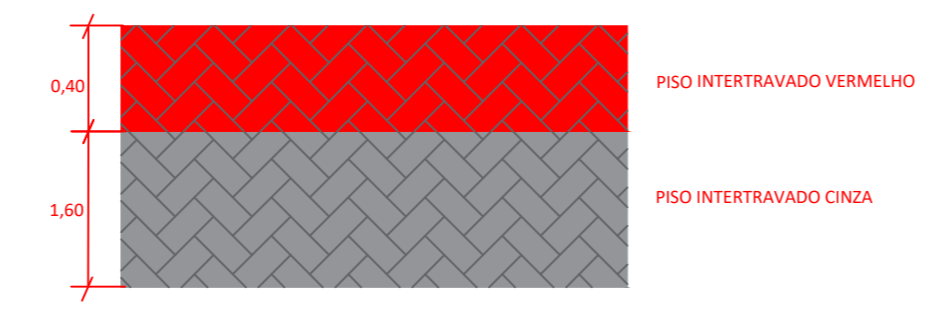


DETALHE INSTALAÇÃO DOS PISOS INTERTRAVADOS

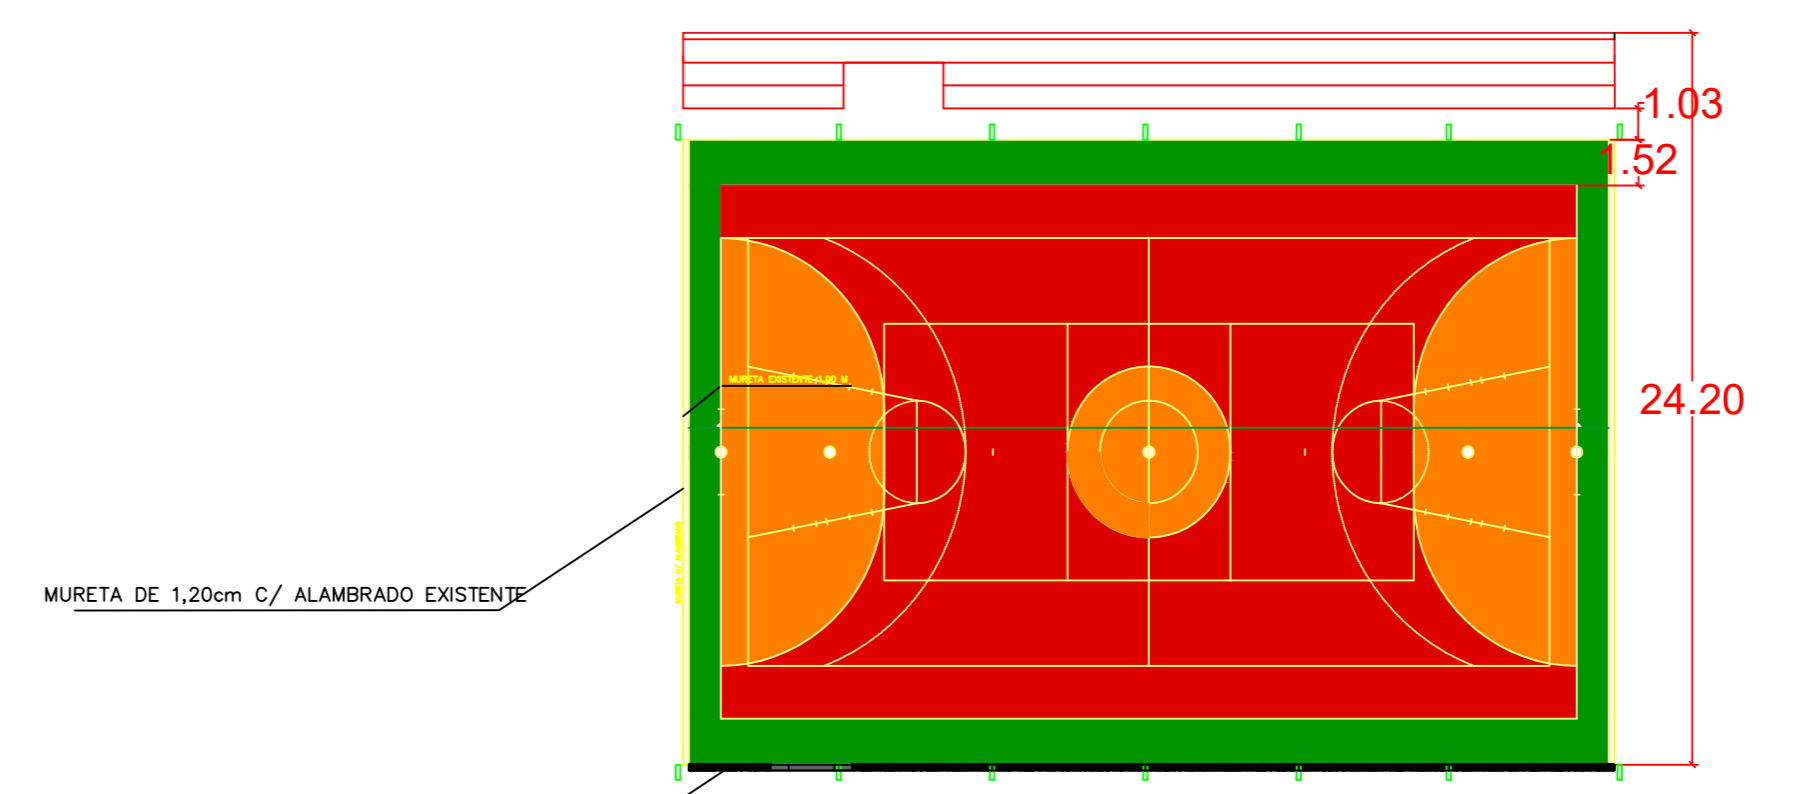

PLANTA PAGINAÇÃO QUADRA POLIESPORTIVA CONJUNTO HABITACIONAL ORLANDO DOMINGUES
Escala: 1:50

PROJETO BÁSICO	
OBJETO: REFORMA PRAÇA	DATA: AGOSTO/2022
PROPR.: PREFEITURA MUNICIPAL DE NOVAIS - SP	FOLHA: 1/3
LOCAL: CONJUNTO HABITACIONAL ORLANDO DOMINGUES	
ESCALA: 1/100	
PREFEITURA MUNICIPAL DE NOVAIS - SP Rua Antônio Bonfim, Alameda, 300 - Centro CNPJ: 13885-000 CNPJ: 02.111.698/0001-43 Telefone: (17) 361-8780	Assinado de forma digital por PAULO CESAR DIAS PINHEIRO:22059 PINHEIRO.22059856809 Data: 2022.11.11 10:52:58 -03'00'
DAIANE MARCONDES GALLERANI RODRIGUES:37995772890 29090	PREFEITURA MUNICIPAL DE NOVAIS - SP PAULO CESAR DIAS PINHEIRO
PRAÇA CIDRIL ORLANDO DOMINGUES: 1928,79	Assinado de forma digital por DAIANE MARCONDES GALLERANI RODRIGUES:37995772890 Data: 2022.11.11 10:51:11 -03'00'

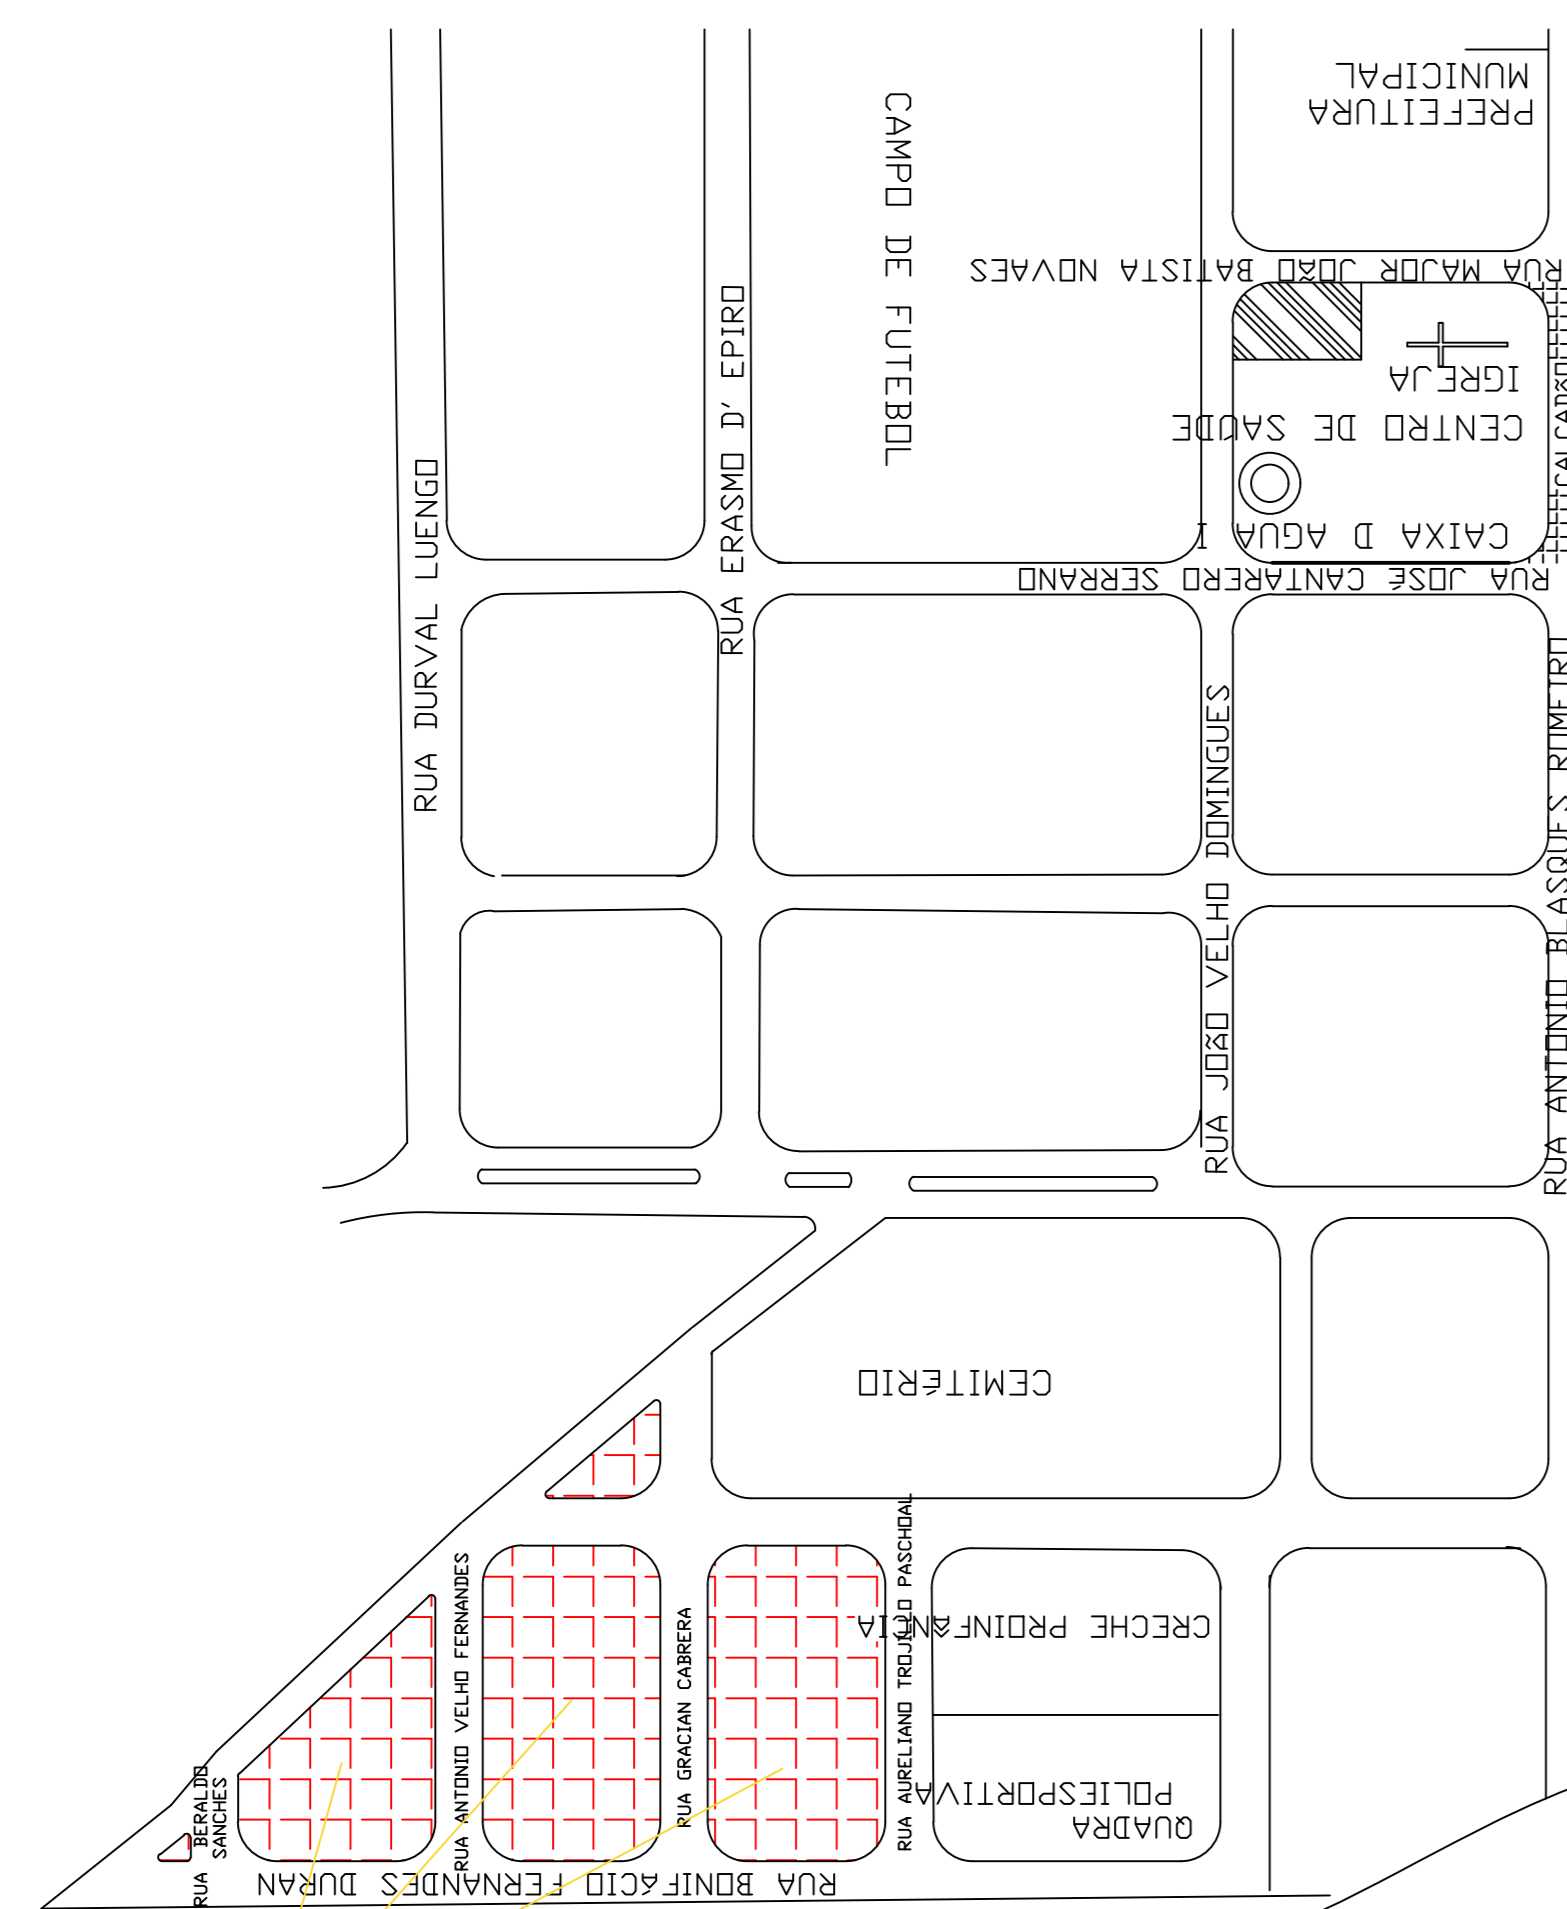


CONJUNTO HABITACIONAL 'JOAQUIM DOMINGUES FARIA'


PLANTA AS BUILT – CONJUNTO HABITACIONAL JOAQUIM DOMINGUES FARIA
Sem escala



LOCAL ONDE SERÁ REALIZADA A OBRA

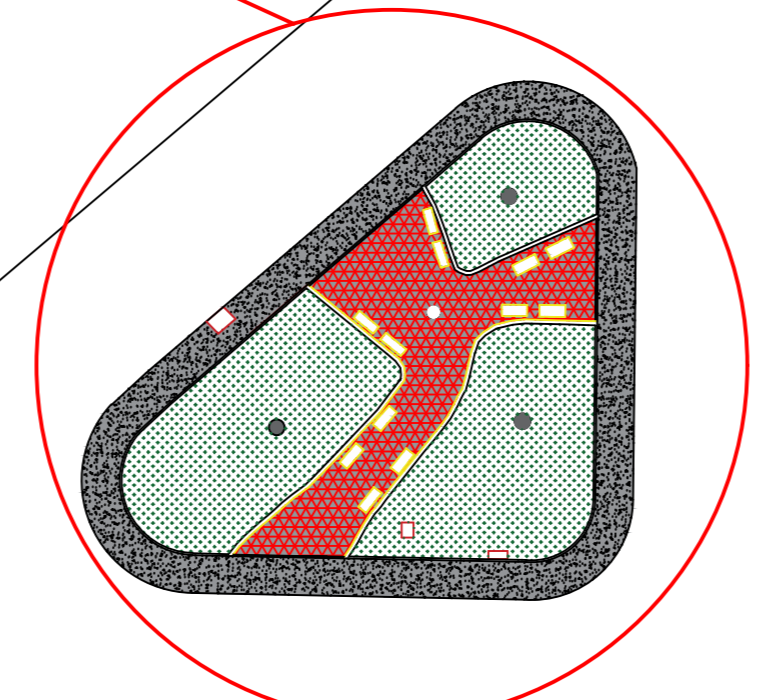


LOCAL ONDE SERÁ REALIZADA A OBRA

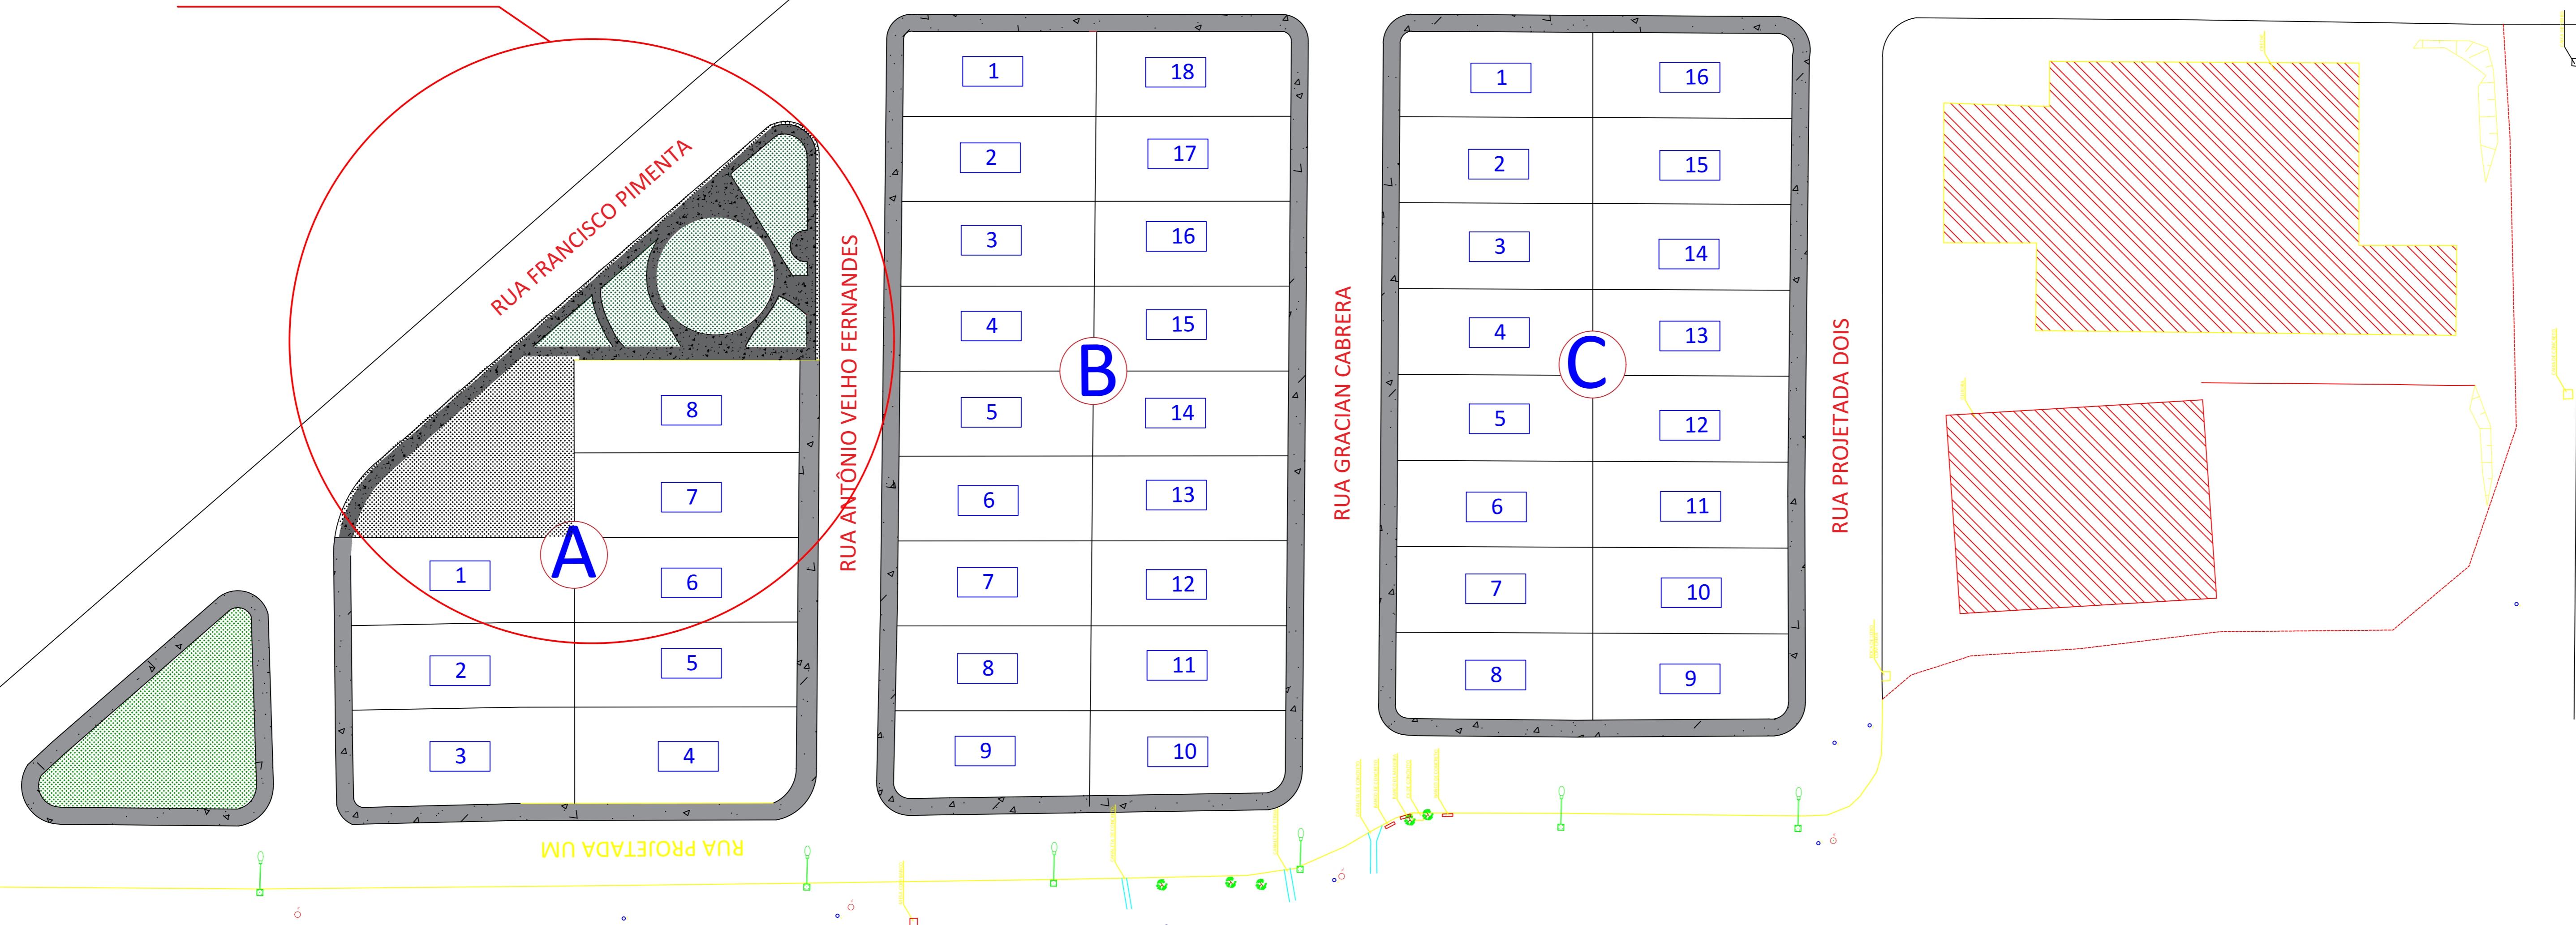



← ESTRADA DE TERRA

PLANTA AS BUILT – CONJUNTO HABITACIONAL JOAQUIM DOMINGUES FARIA
Escala: 1:100


PROJETO "AS BUILT"		DATA
		JULHO/2022
OBJETO: REFORMA DE PRAÇA		FOLHA: 3/3
PROP.: PREFEITURA MUNICIPAL DE NOVAIS – SP		
LOCAL: CONJUNTO HABITACIONAL JOAQUIM DOMINGUES FARIA		
SEM ESCALA		
<small>PREFEITURA MUNICIPAL DE NOVAIS – SP</small> <small>Av. Padre Manoel da Costa, 300 – Centro</small> <small>CEP: 13065-000</small> <small>CPF: 06.911.985/0001-41</small> <small>Telefone: 117.2041-1300</small>	PAULO CESAR DIAS PINHEIRO 2205 <small>CPF: 9856809</small>	<small>Assinado de forma digital por PAULO CESAR DIAS PINHEIRO 22059856809</small> <small>Desde: 2022.11.11 10:55:47 -03'00'</small> <small>PUBLICADO EM: 2022.11.11 10:55:47 -03'00'</small>
<small>QUADRO DE ÁREAS EM M2</small>	DAIANE MARCONDES GALLEANI RODRIGUES 379957 <small>CPF: 72890</small>	<small>Assinado de forma digital por DAIANE MARCONDES GALLEANI RODRIGUES 379957</small> <small>Desde: 2022.11.11 10:56:09 -03'00'</small> <small>PUBLICADO EM: 2022.11.11 10:56:09 -03'00'</small>

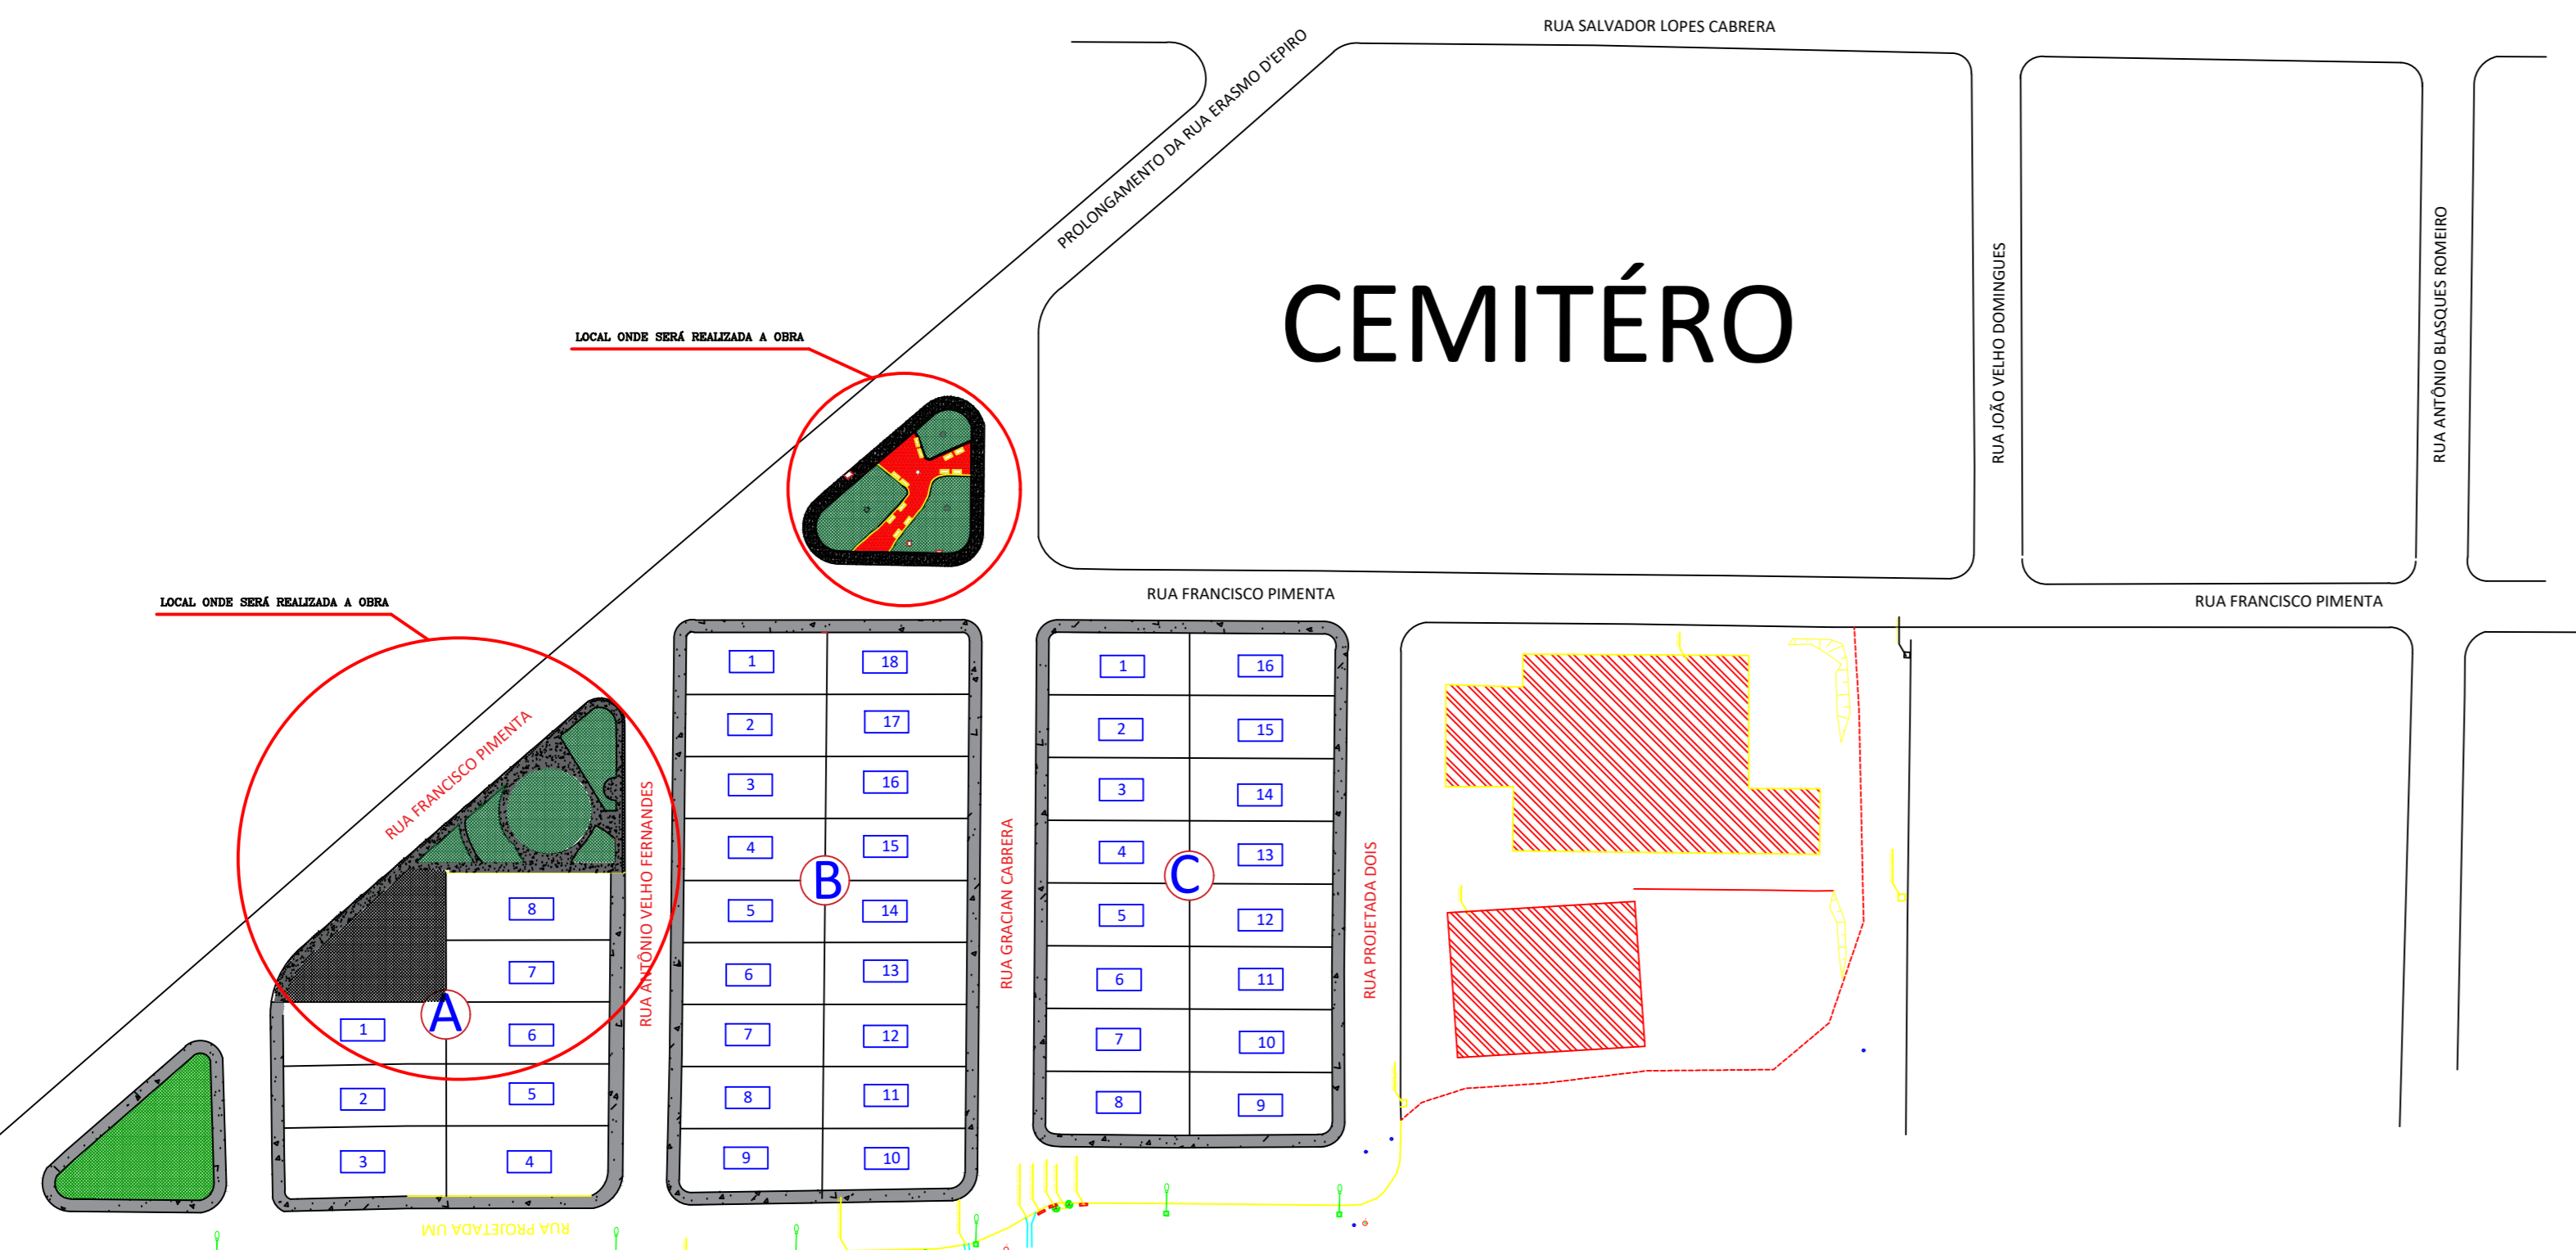


PLANTA AS BUILT – CONJUNTO HABITACIONAL JOAQUIM DOMINGUES FARIA
Escala: 1:100

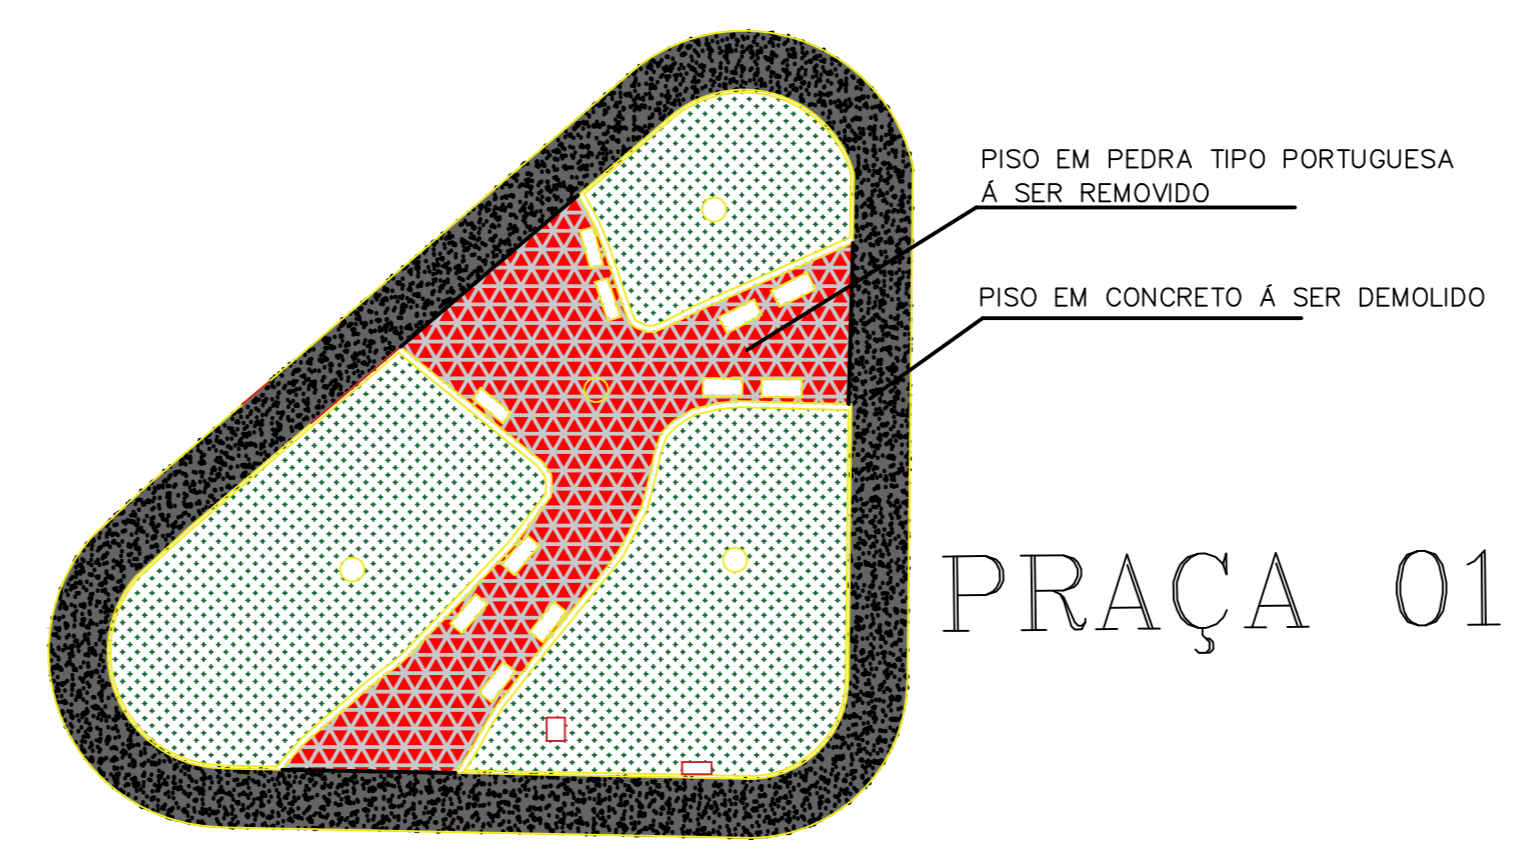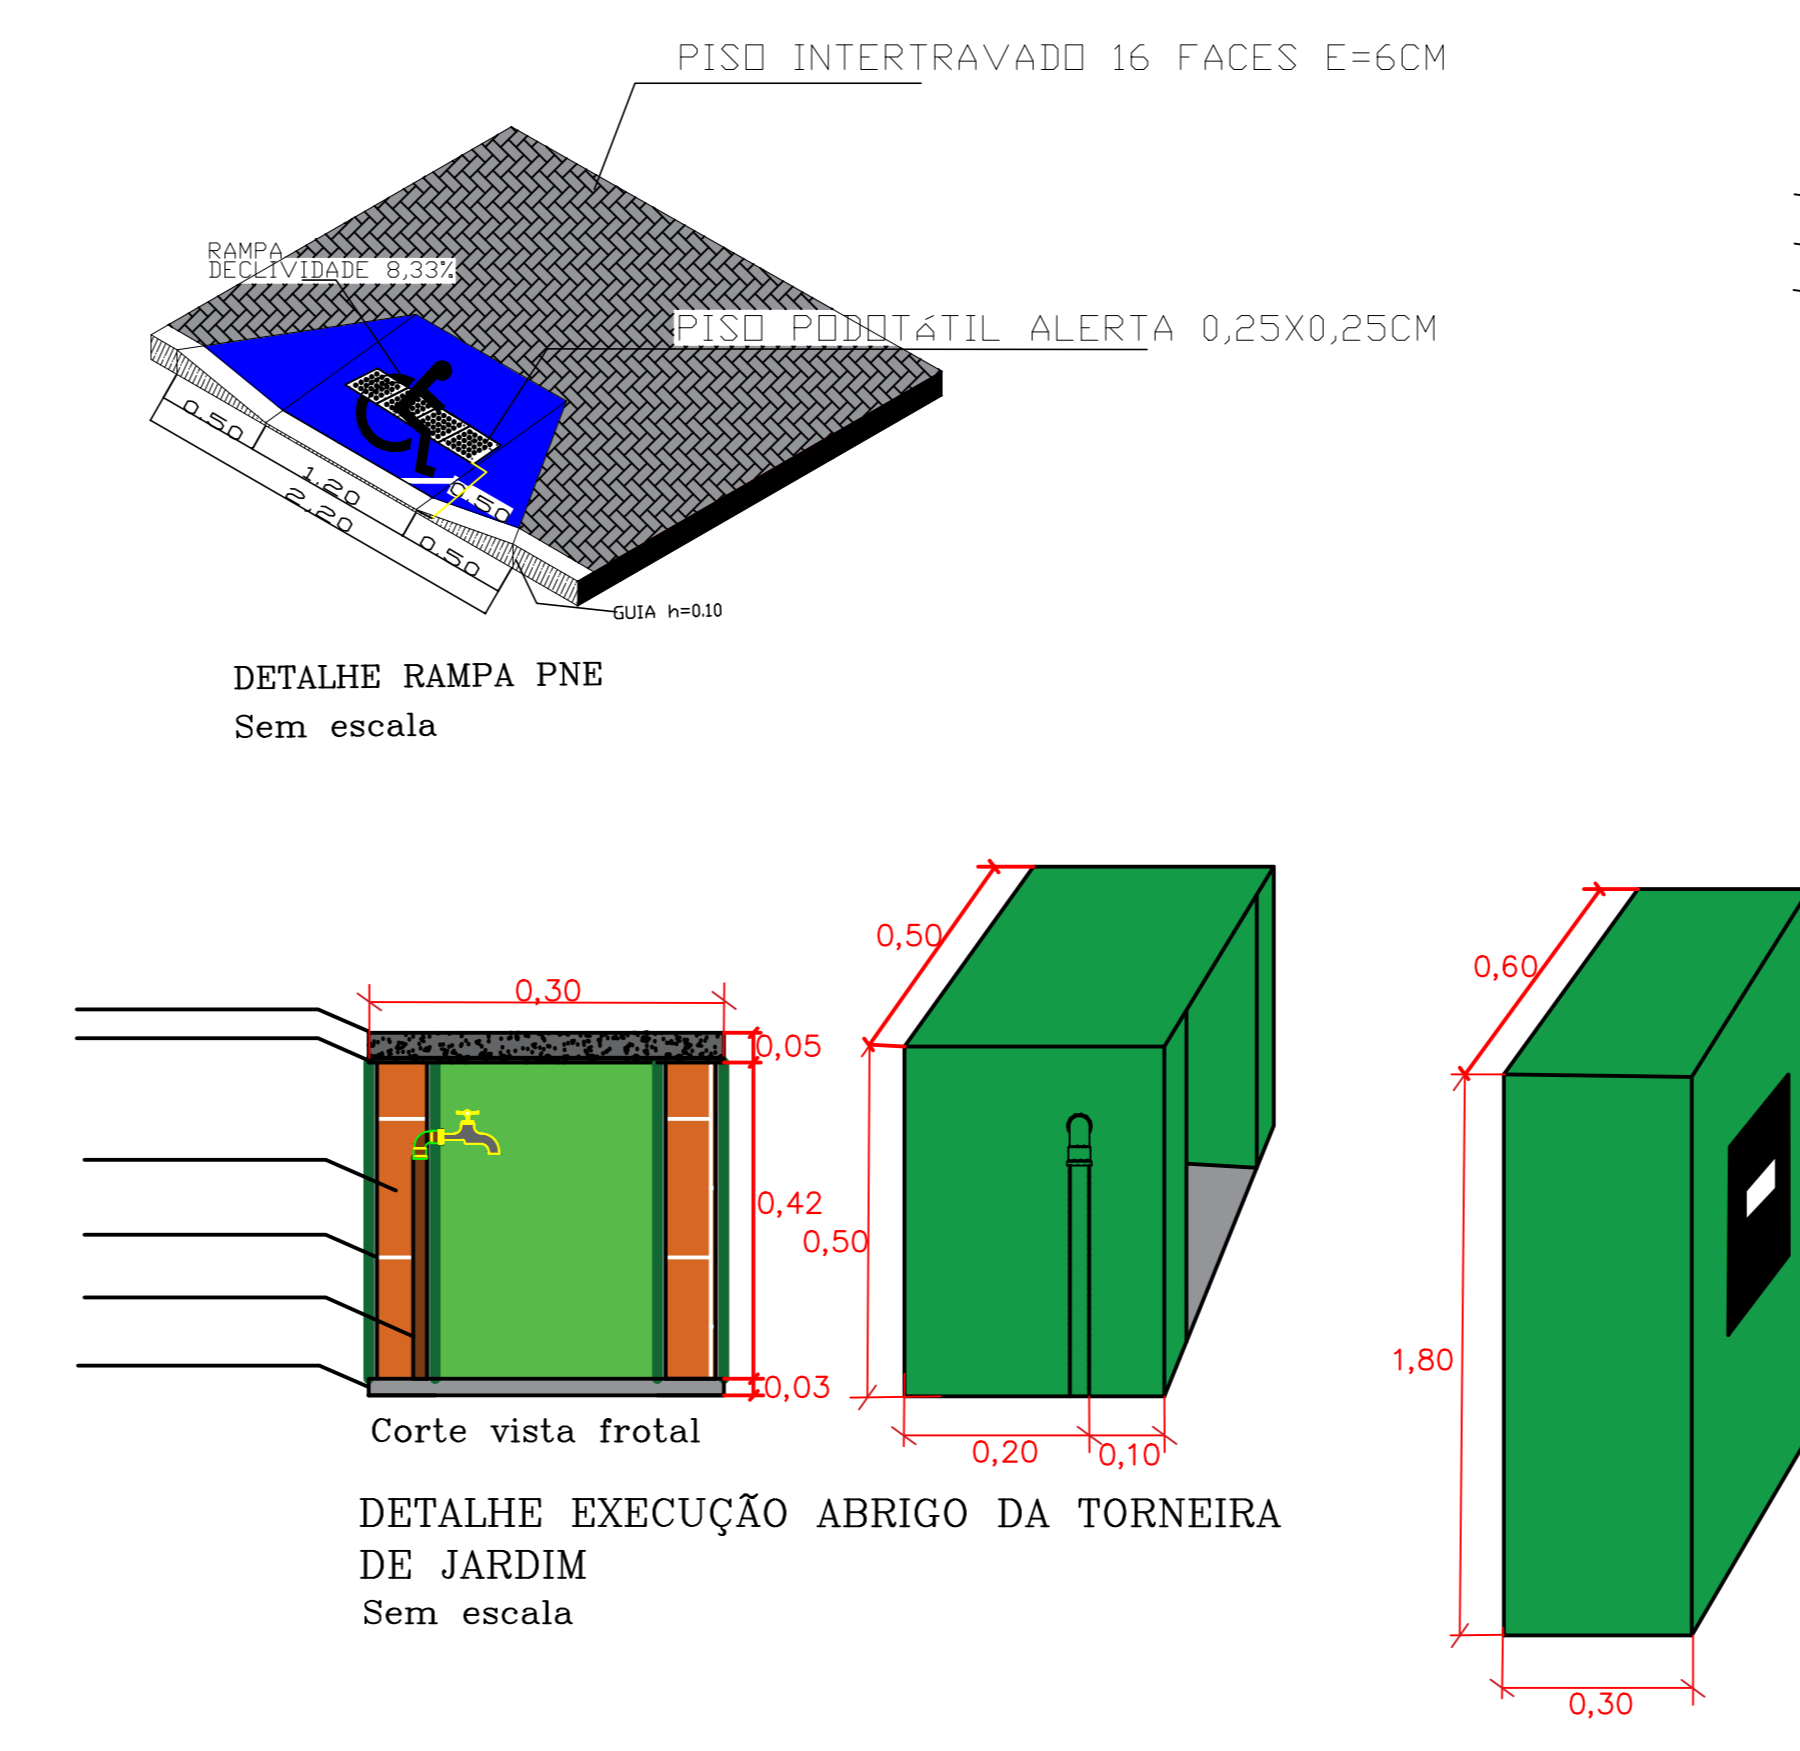


PLANTA DE DEMOLIÇÃO PRAÇA 01
CONJ. HAB. JOAQUIM DOMINGUES FARIA
Escala: 1/50

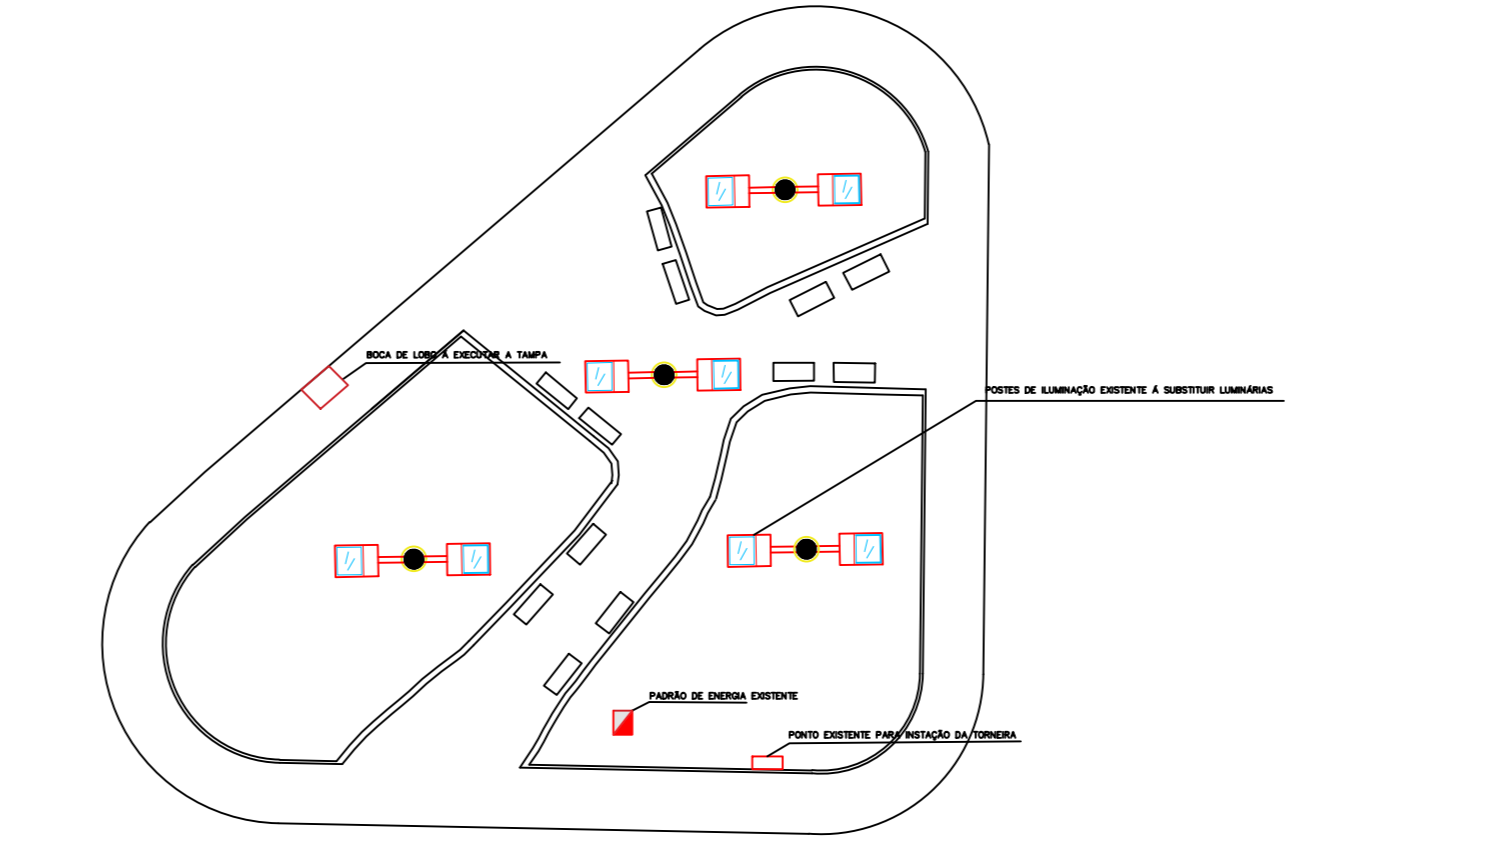


PLANTA ELÉTRICA PRAÇA 01
CONJ. HAB. JOAQUIM DOMINGUES FARIA
Escala: 1/50

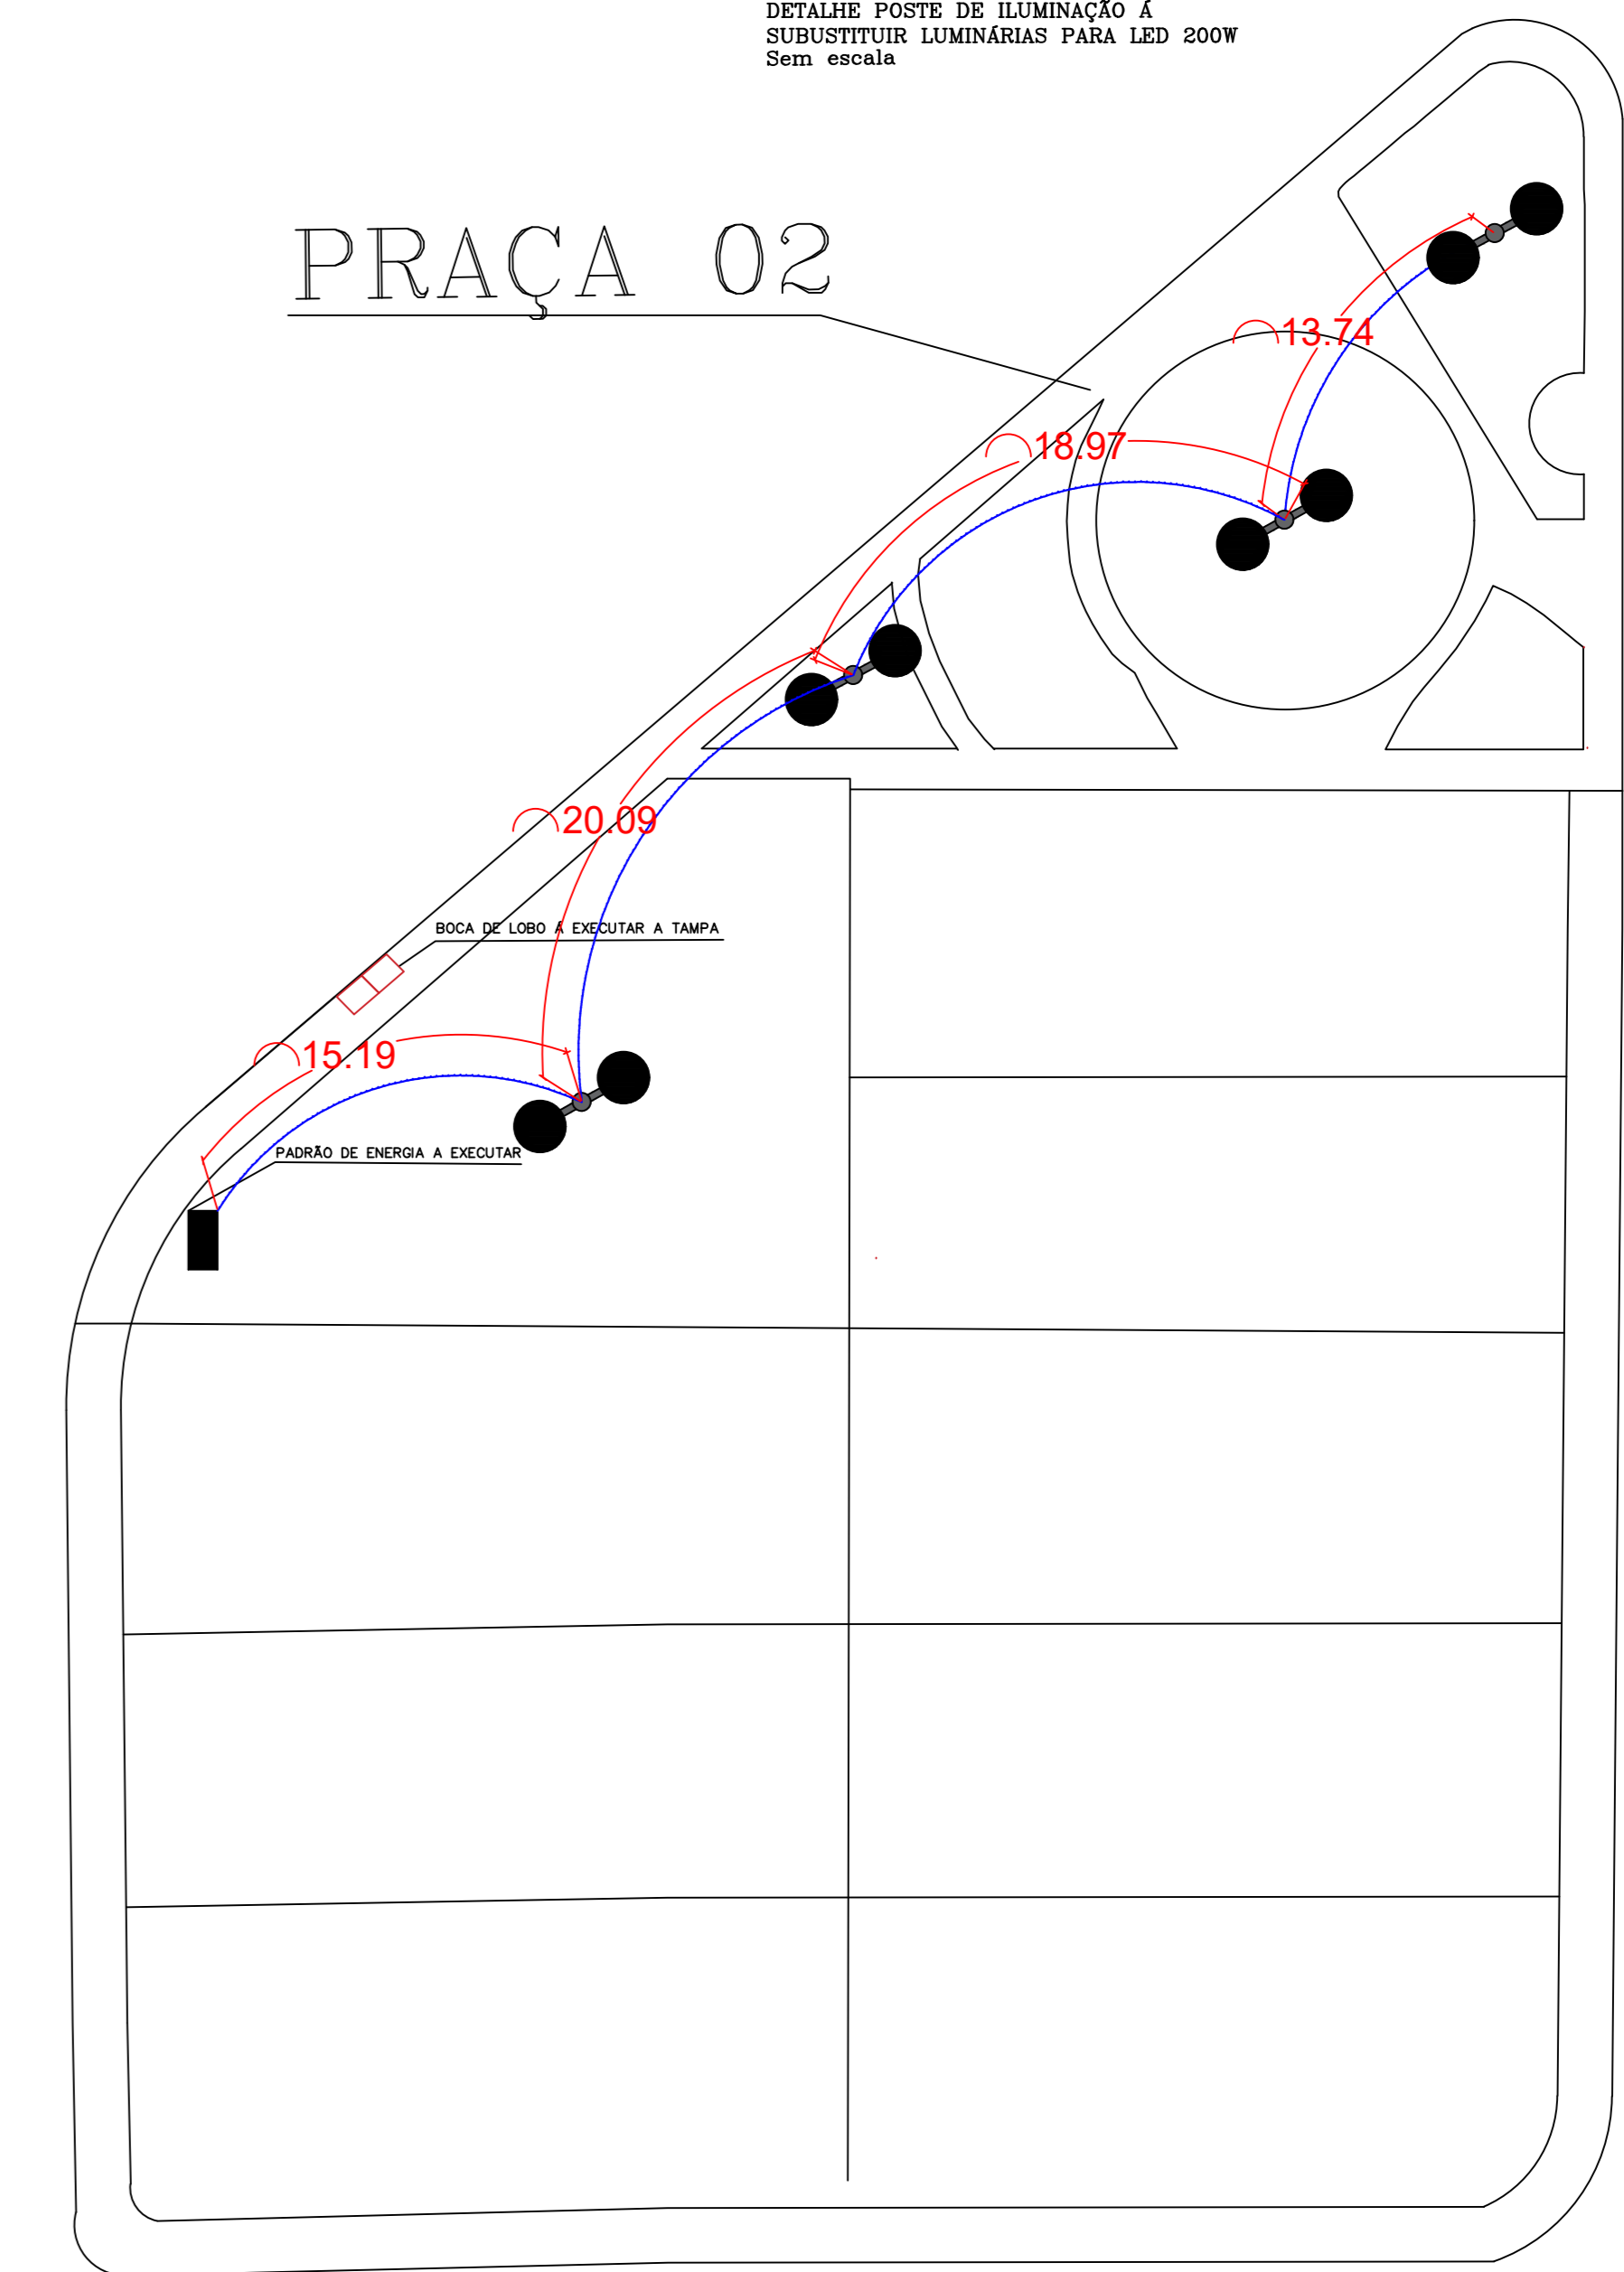


PLANTA ELÉTRICA PRAÇA 02
CONJ. HAB. JOAQUIM DOMINGUES FARIA
Escala: 1/50

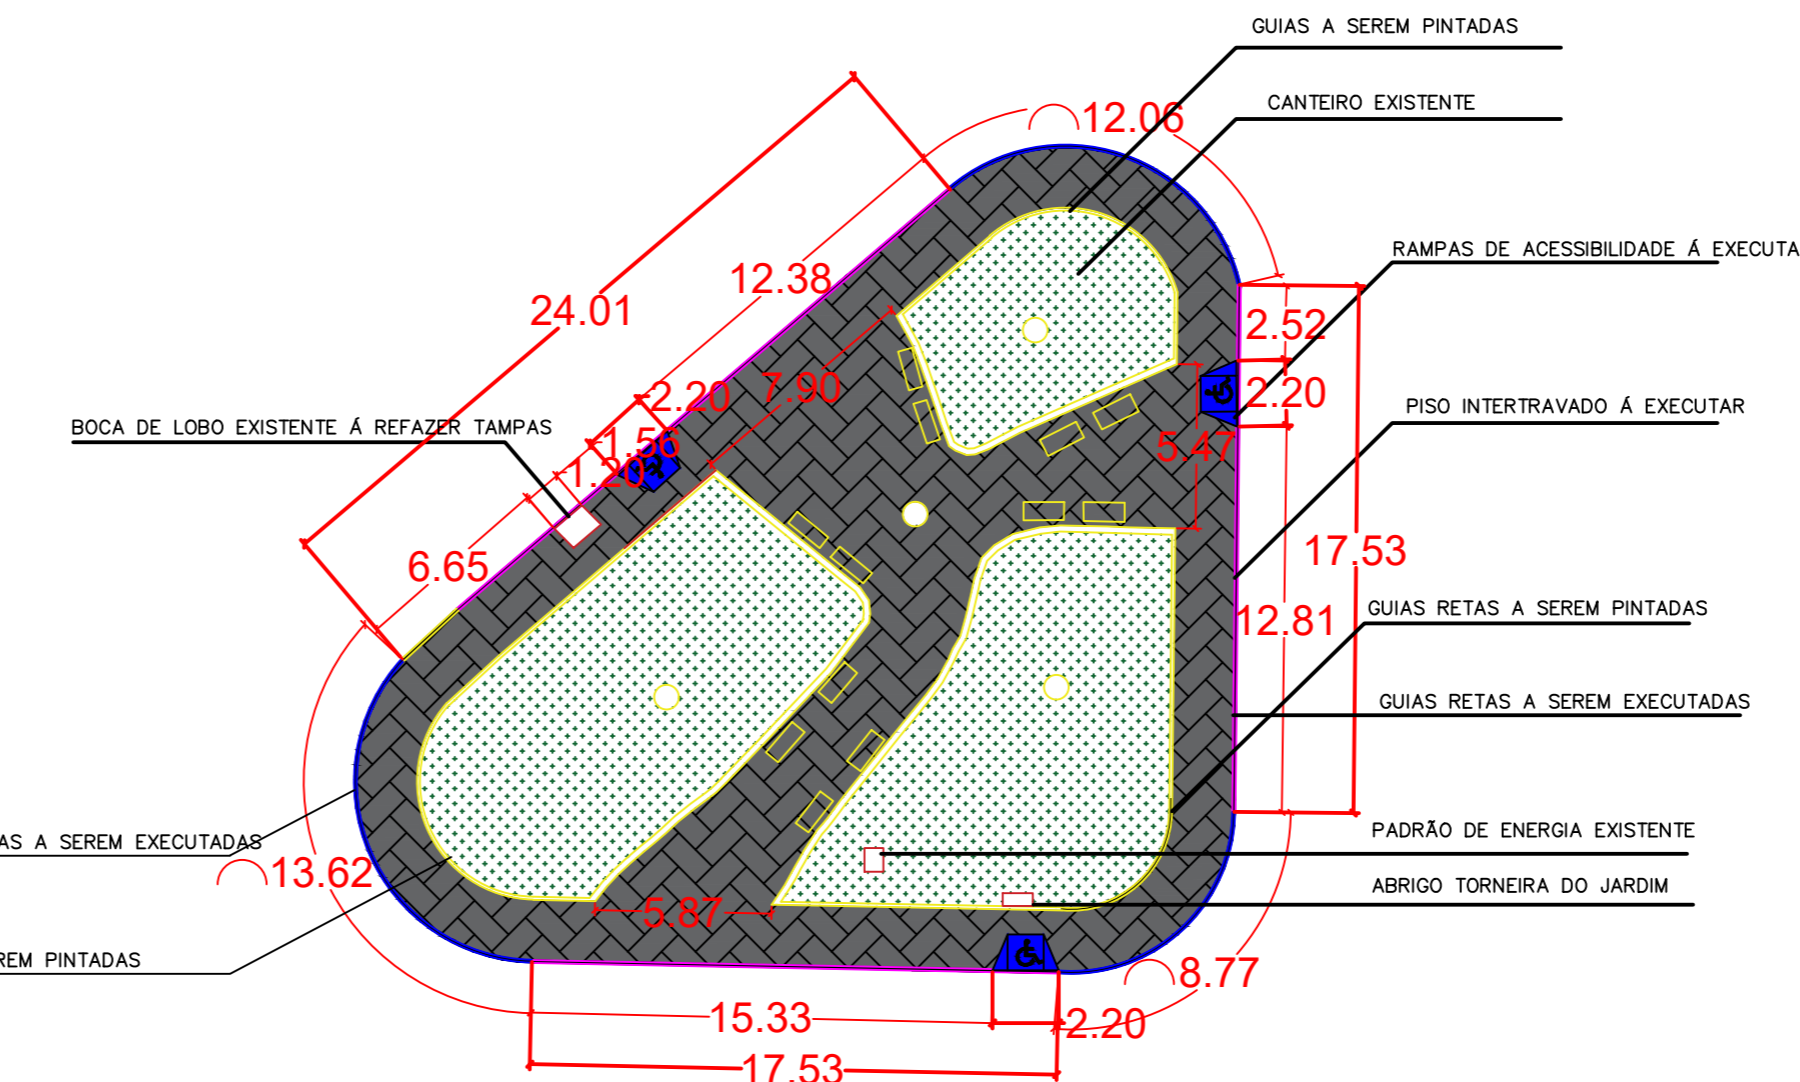

PLANTA BAIXA PRAÇA 01
CONJ. HAB. JOAQUIM DOMINGUES FARIA
Escala: 1/50

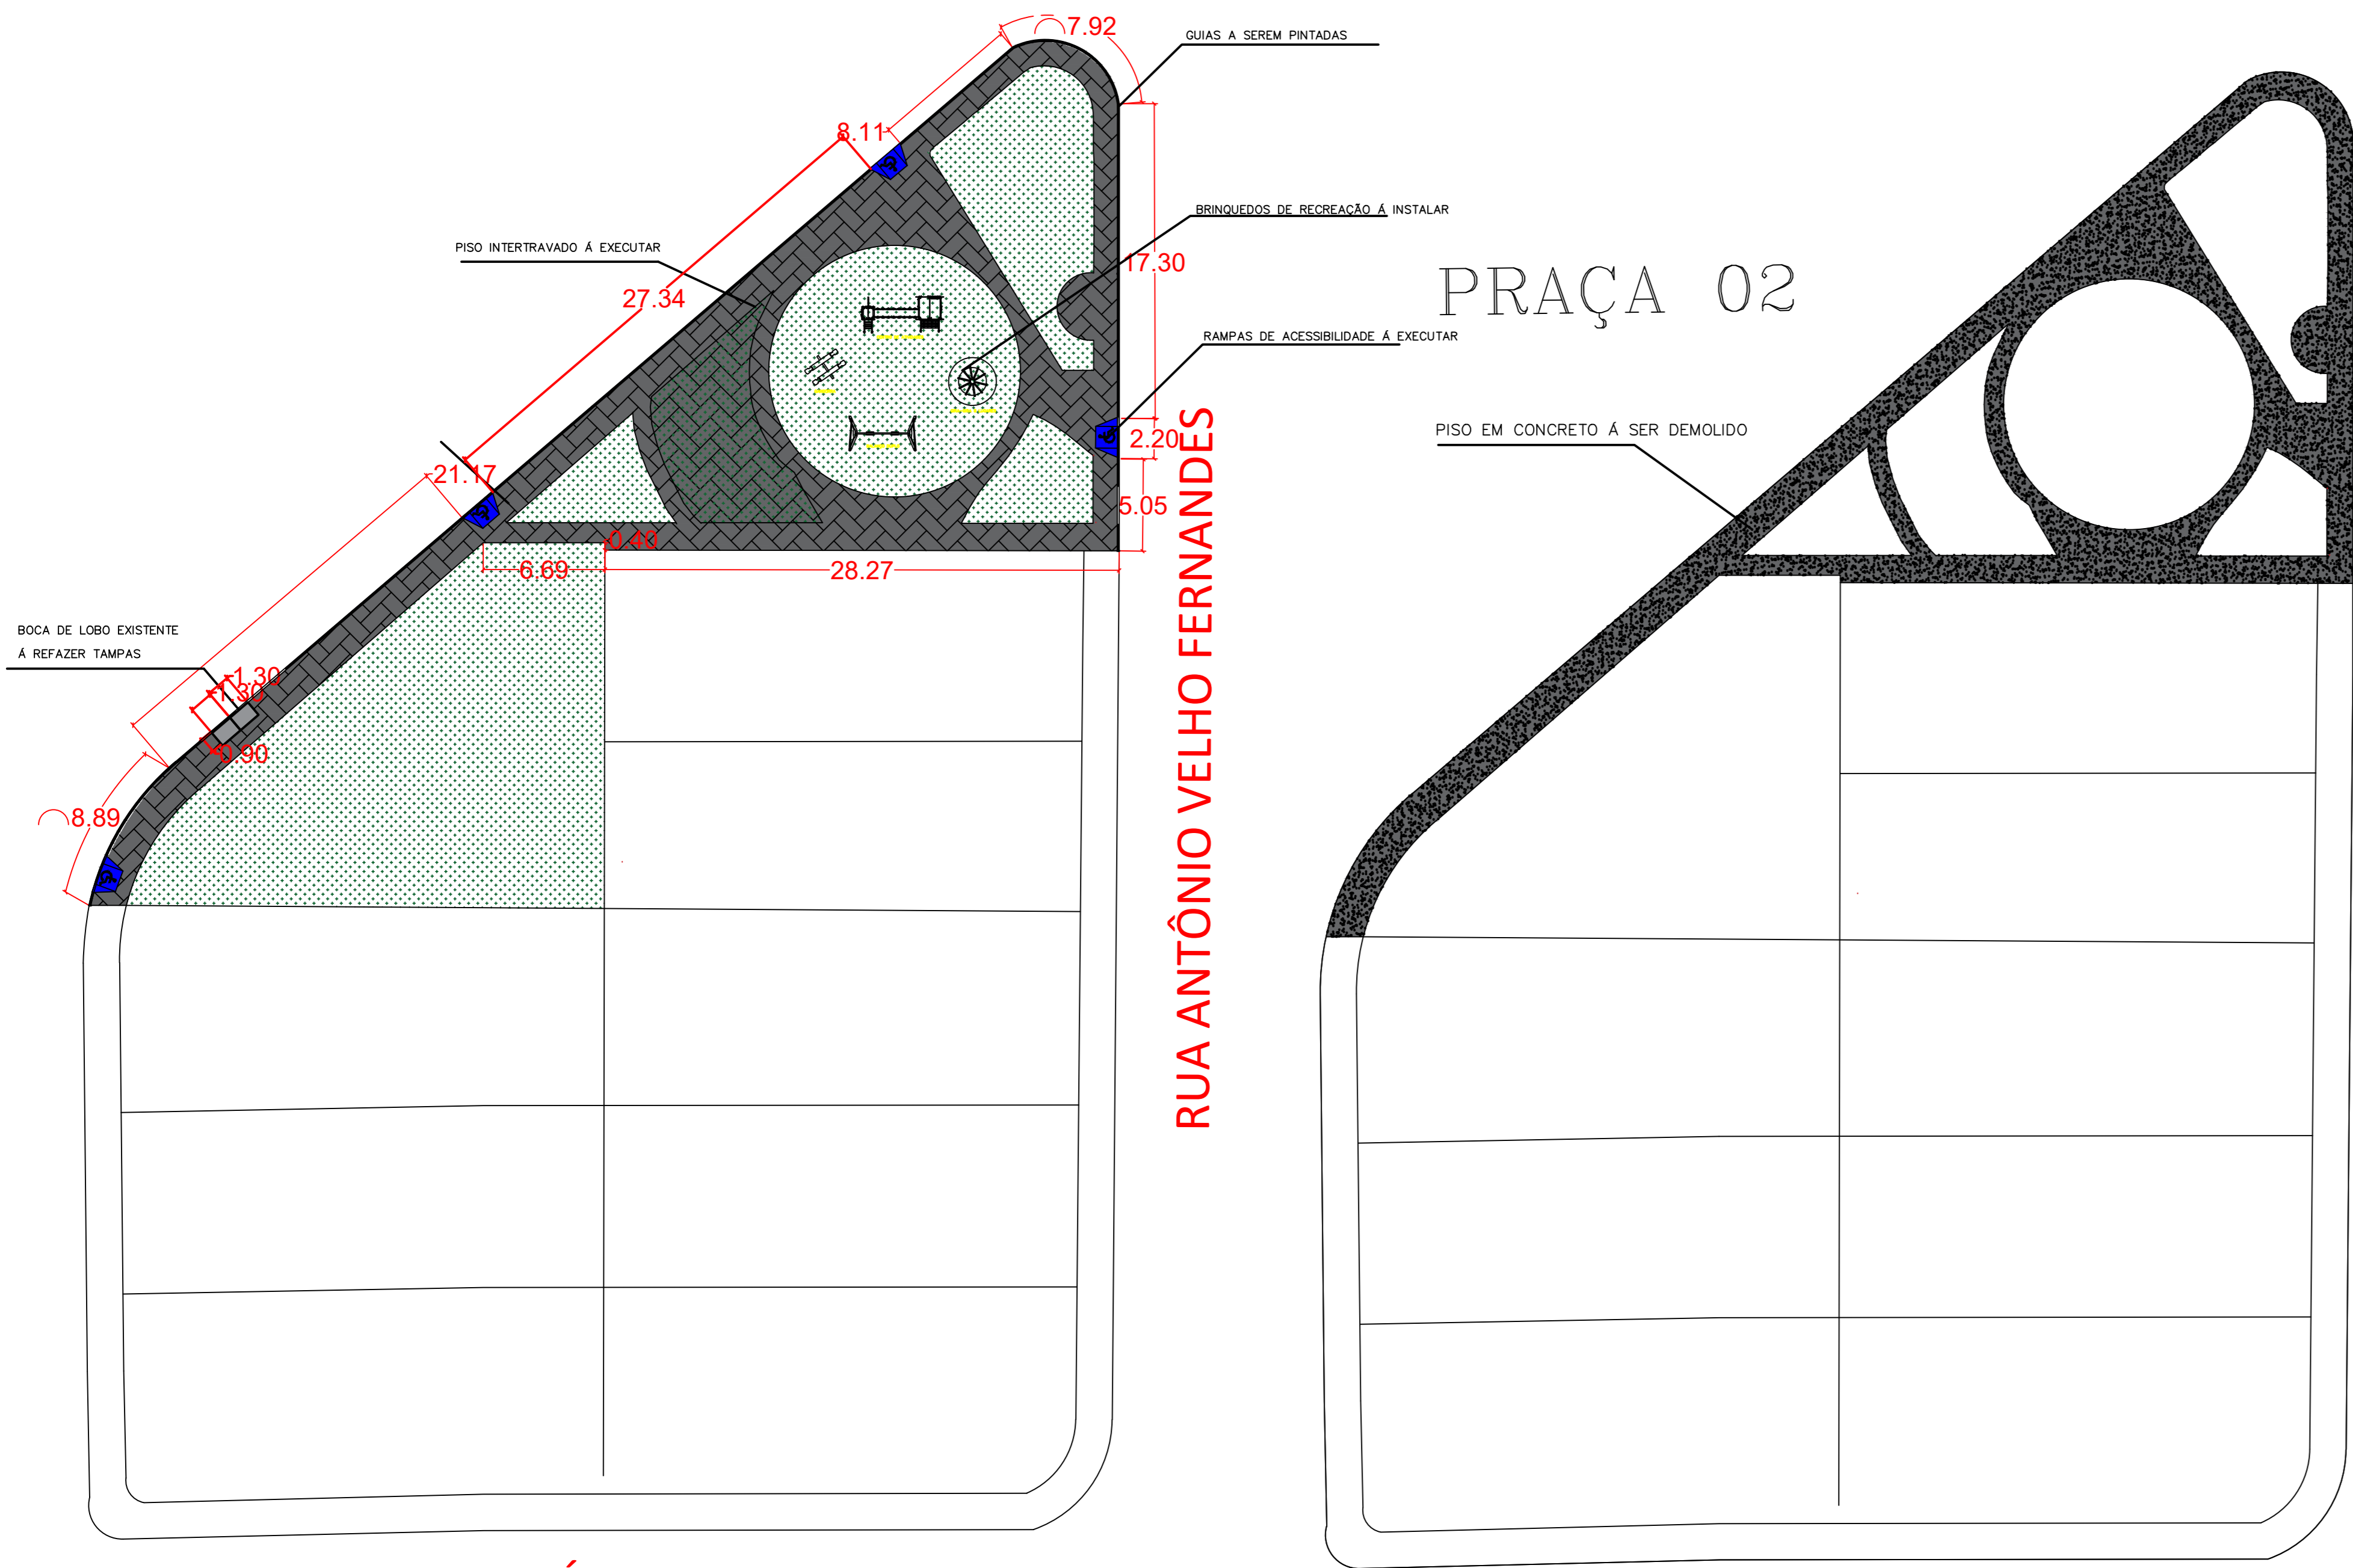

PLANTA BAIXA PRAÇA 02
CONJ. HAB. JOAQUIM DOMINGUES FARIA
Escala: 1/50

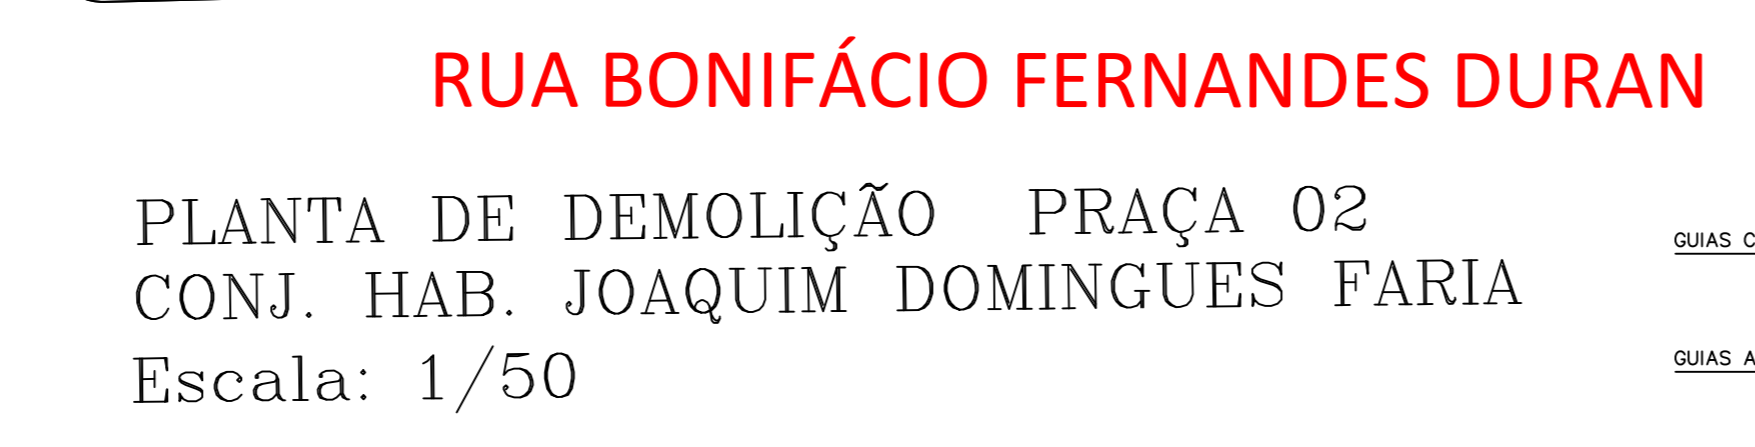

PLANTA DE DEMOLIÇÃO PRAÇA 02
CONJ. HAB. JOAQUIM DOMINGUES FARIA
Escala: 1/50

LEGENDA / ELÉTRICA

- POSTE DE ILUMINAÇÃO EXISTENTE, PARA DETALHE DE LUMINÁRIA LED 200 W
- POSTE DE ILUMINAÇÃO INDIETADO COM LUMINÁRIA LED DE 80 W ATE 137 W
- ELETRODUTO CORRUGADO SUBTERRÂNEO
- POSTE DE PADRÃO DE ENERGIA A EXECUTAR
- POSTE DE PADRÃO DE ENERGIA EXISTENTE

PROJETO BÁSICO		AGOSTO/2022
OBJETO: REFORMA PRAÇA		1/3
PROPR.: PREFEITURA MUNICIPAL DE NOVAIS - SP		
LOCAL: CONJUNTO HABITACIONAL JOAQUIM DOMINGUES FARIA		
ESCALA: 1/100		
PAULO CESAR DIAS PINHEIRO:2205 9856809 PREFEITURA MUNICIPAL DE NOVAIS - SP Rua Antonio Bonifacio Fernandes, 220 - Centro CEP: 16.711-000/NOVAIS-SP Telefone: (17) 3361-8700	Assinado de forma digital por PAULO CESAR DIAS PINHEIRO:22059856809 Data: 2022.11.13 10:02:26 -03'00'	
DAIANE MARCONDES GALLERANI RODRIGUES 379957 72890 PREFEITURA MUNICIPAL DE NOVAIS - SP PALACIO OSOIR DAS FERRERES	Assinado de forma digital por DAIANE MARCONDES GALLERANI RODRIGUES RODRIGUES:37995772890 Data: 2022.11.13 10:02:34 -03'00'	
QUADRO DE ÁREAS EM M2		
PRAÇA ORLANDO DOMINGUES: 1608,79		
DAIANE MARCONDES GALLERANI RODRIGUES ENGENHEIRA CIVIL - CREA: 020180868 ART: 280272022171400		

RUA ANTONIO VELHO FERNANDES

RUA BONIFÁCIO FERNANDES DURAN