



ELÉTRICO
ESCALA 1:100

LEGENDAS	
	Ponto de luz no teto
	Tomada de uso geral média, a 130cm do piso acabado
	Conector para o chuveiro a 220cm do piso acabado
	Interruptor de uma seção, a 130cm do piso acabado
	Quadro de distribuição
	Eletroduto embutido na laje
	Eletroduto embutido no piso

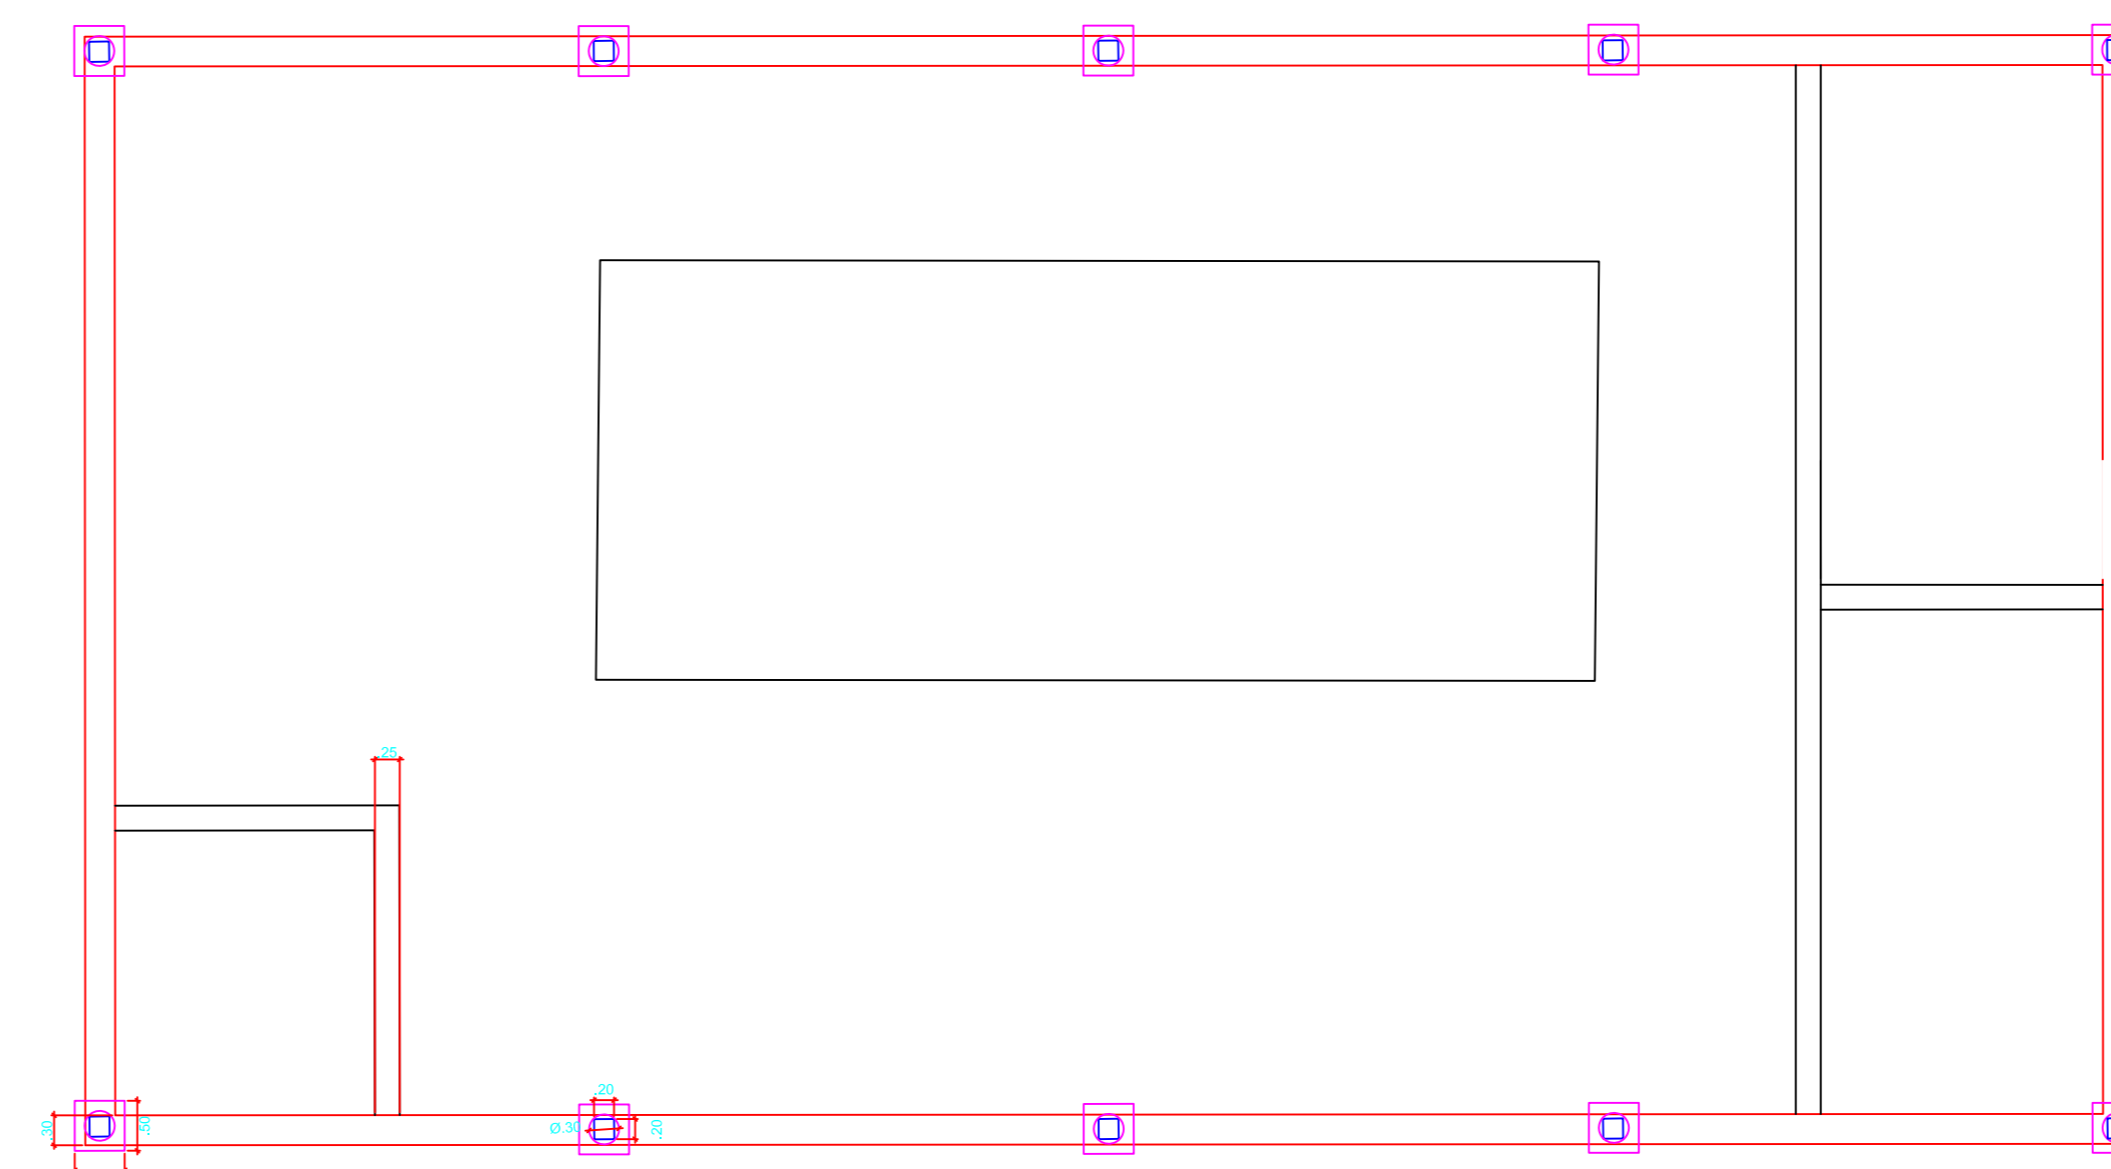


FUNDAÇÃO – BLOCOS, ESTACAS E BALDRAMES
ESCALA 1:100

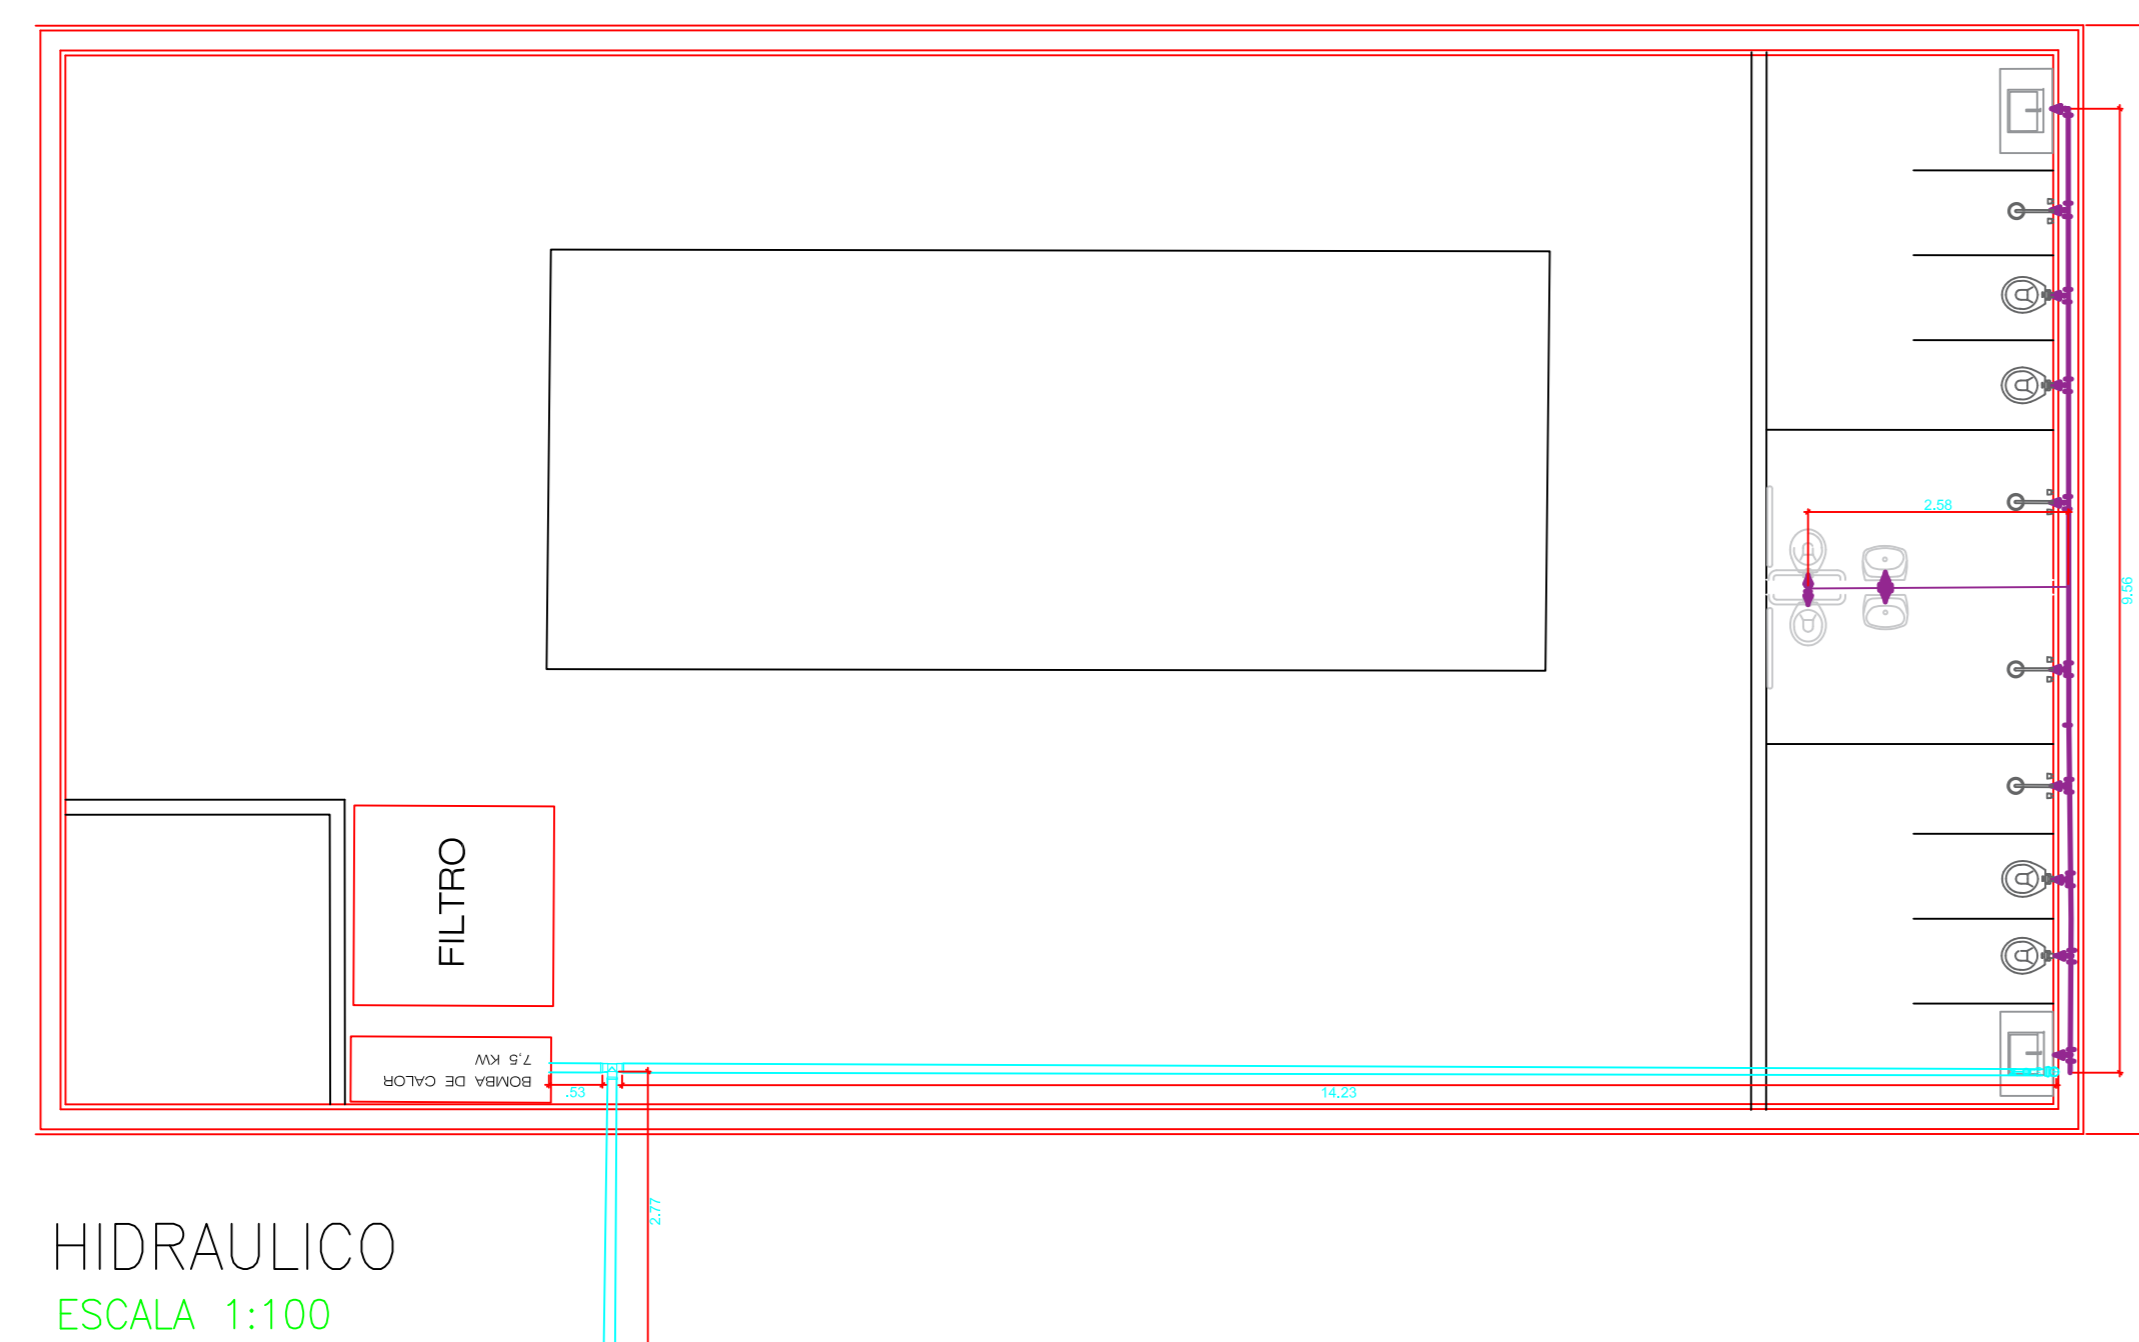

HIDRAULICO
ESCALA 1:100

Legenda	
	Canal Transmissão: Esgoto 150mm
	Colete
	Canoa de carga 150mm
	Linha de carga 150mm
	Junção 90º
	Curvador 90º/45º/0º/90º
	Módulo de Caixa de Carga DN 150mm
	Tx 90
	Vidro 150mm/100mm/75mm e curva 45º
	Cravete

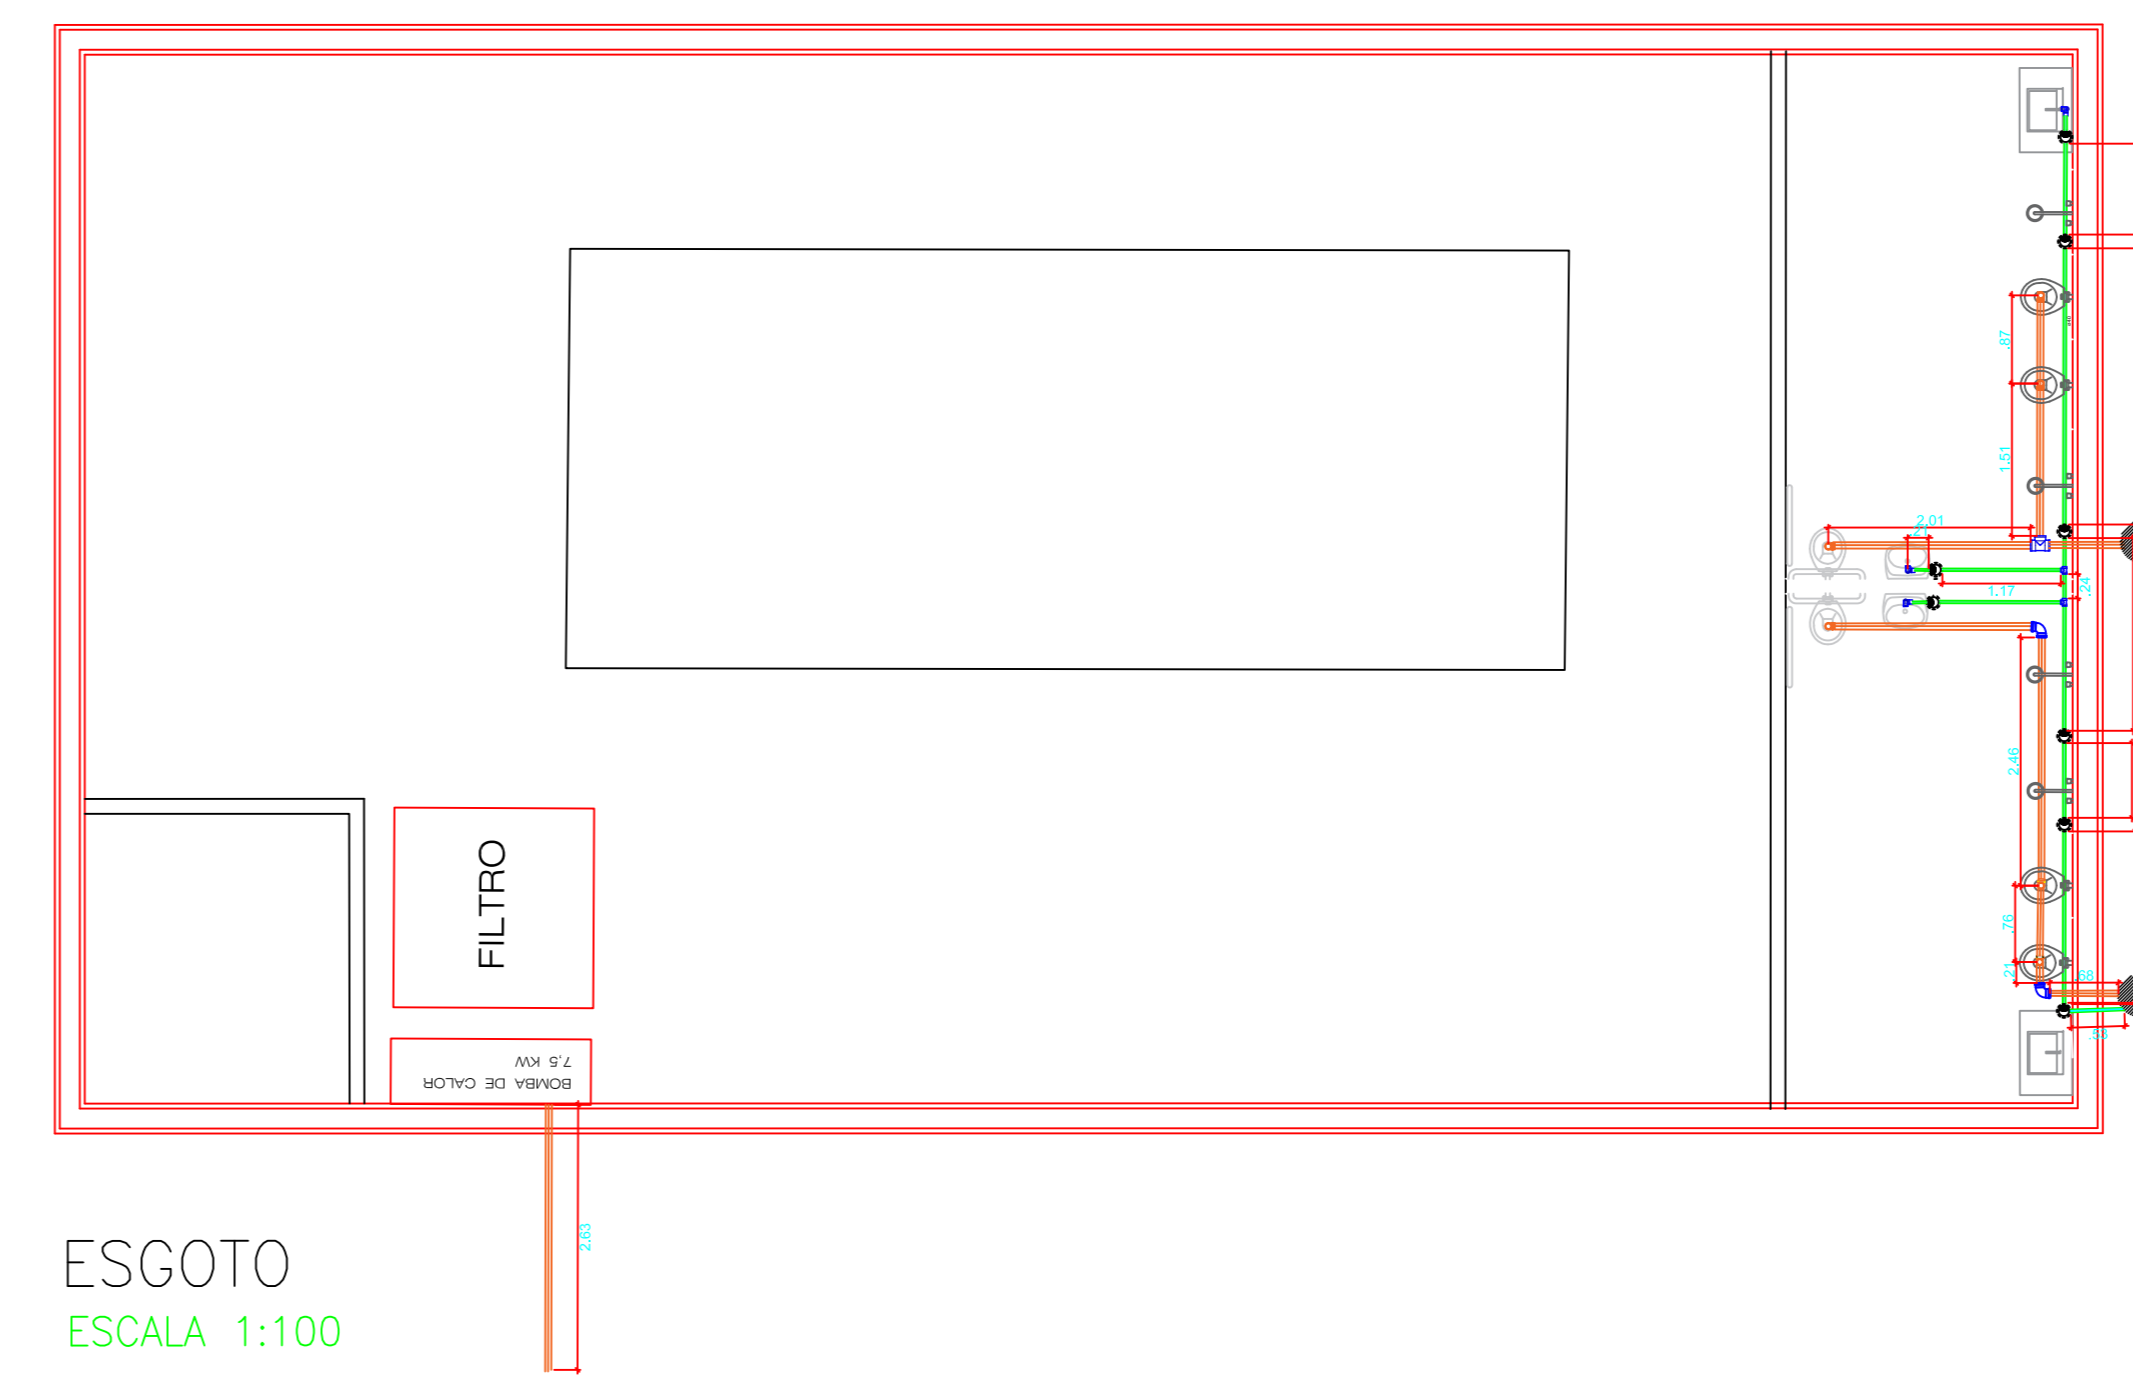

ESGOTO
ESCALA 1:100

PROJETO BÁSICO

DATA: FEVEREIRO/2021
FOLHA: 1/2

OBRA: EDIFICAÇÃO

OBJETO: CONSTRUÇÃO DE UMA PISCINA DE HIDROTERAPIA COBERTA

PROPR.: PREFEITURA MUNICIPAL DE NOVAIS – SP

PREFEITO MUNICIPAL
LOCAL: RUA FRANCISCO PIMENTA, LOTEAMENTO MORADA DOS FLAUSINOS


PREFEITURA MUNICIPAL DE NOVAIS – SP
Rua Antônio Blasques Romeiro, 350 – Centro
CEP: 15885-000
CNPJ: 65.711.659/0001-43
Telefone: (17) 3561-8780

PAULO CESAR DIAS PINHEIRO:22059856809
Assinado de forma digital por PAULO CESAR DIAS PINHEIRO:22059856809
Dados: 2022.02.02 11:16:01 -03'00'


PREFEITURA MUNICIPAL DE NOVAIS – SP
PAULO CESAR DIAS PINHEIRO

DAIANE MARCONDES GALLERANI RODRIGUES:37995772890
Assinado de forma digital por DAIANE MARCONDES GALLERANI RODRIGUES:37995772890
Dados: 2022.02.02 11:16:11 -03'00'


DAIANE MARCONDES GALLERANI RODRIGUES
ENGENHEIRO CIVIL – CREA: 5070180596
ART: 28027230220152196

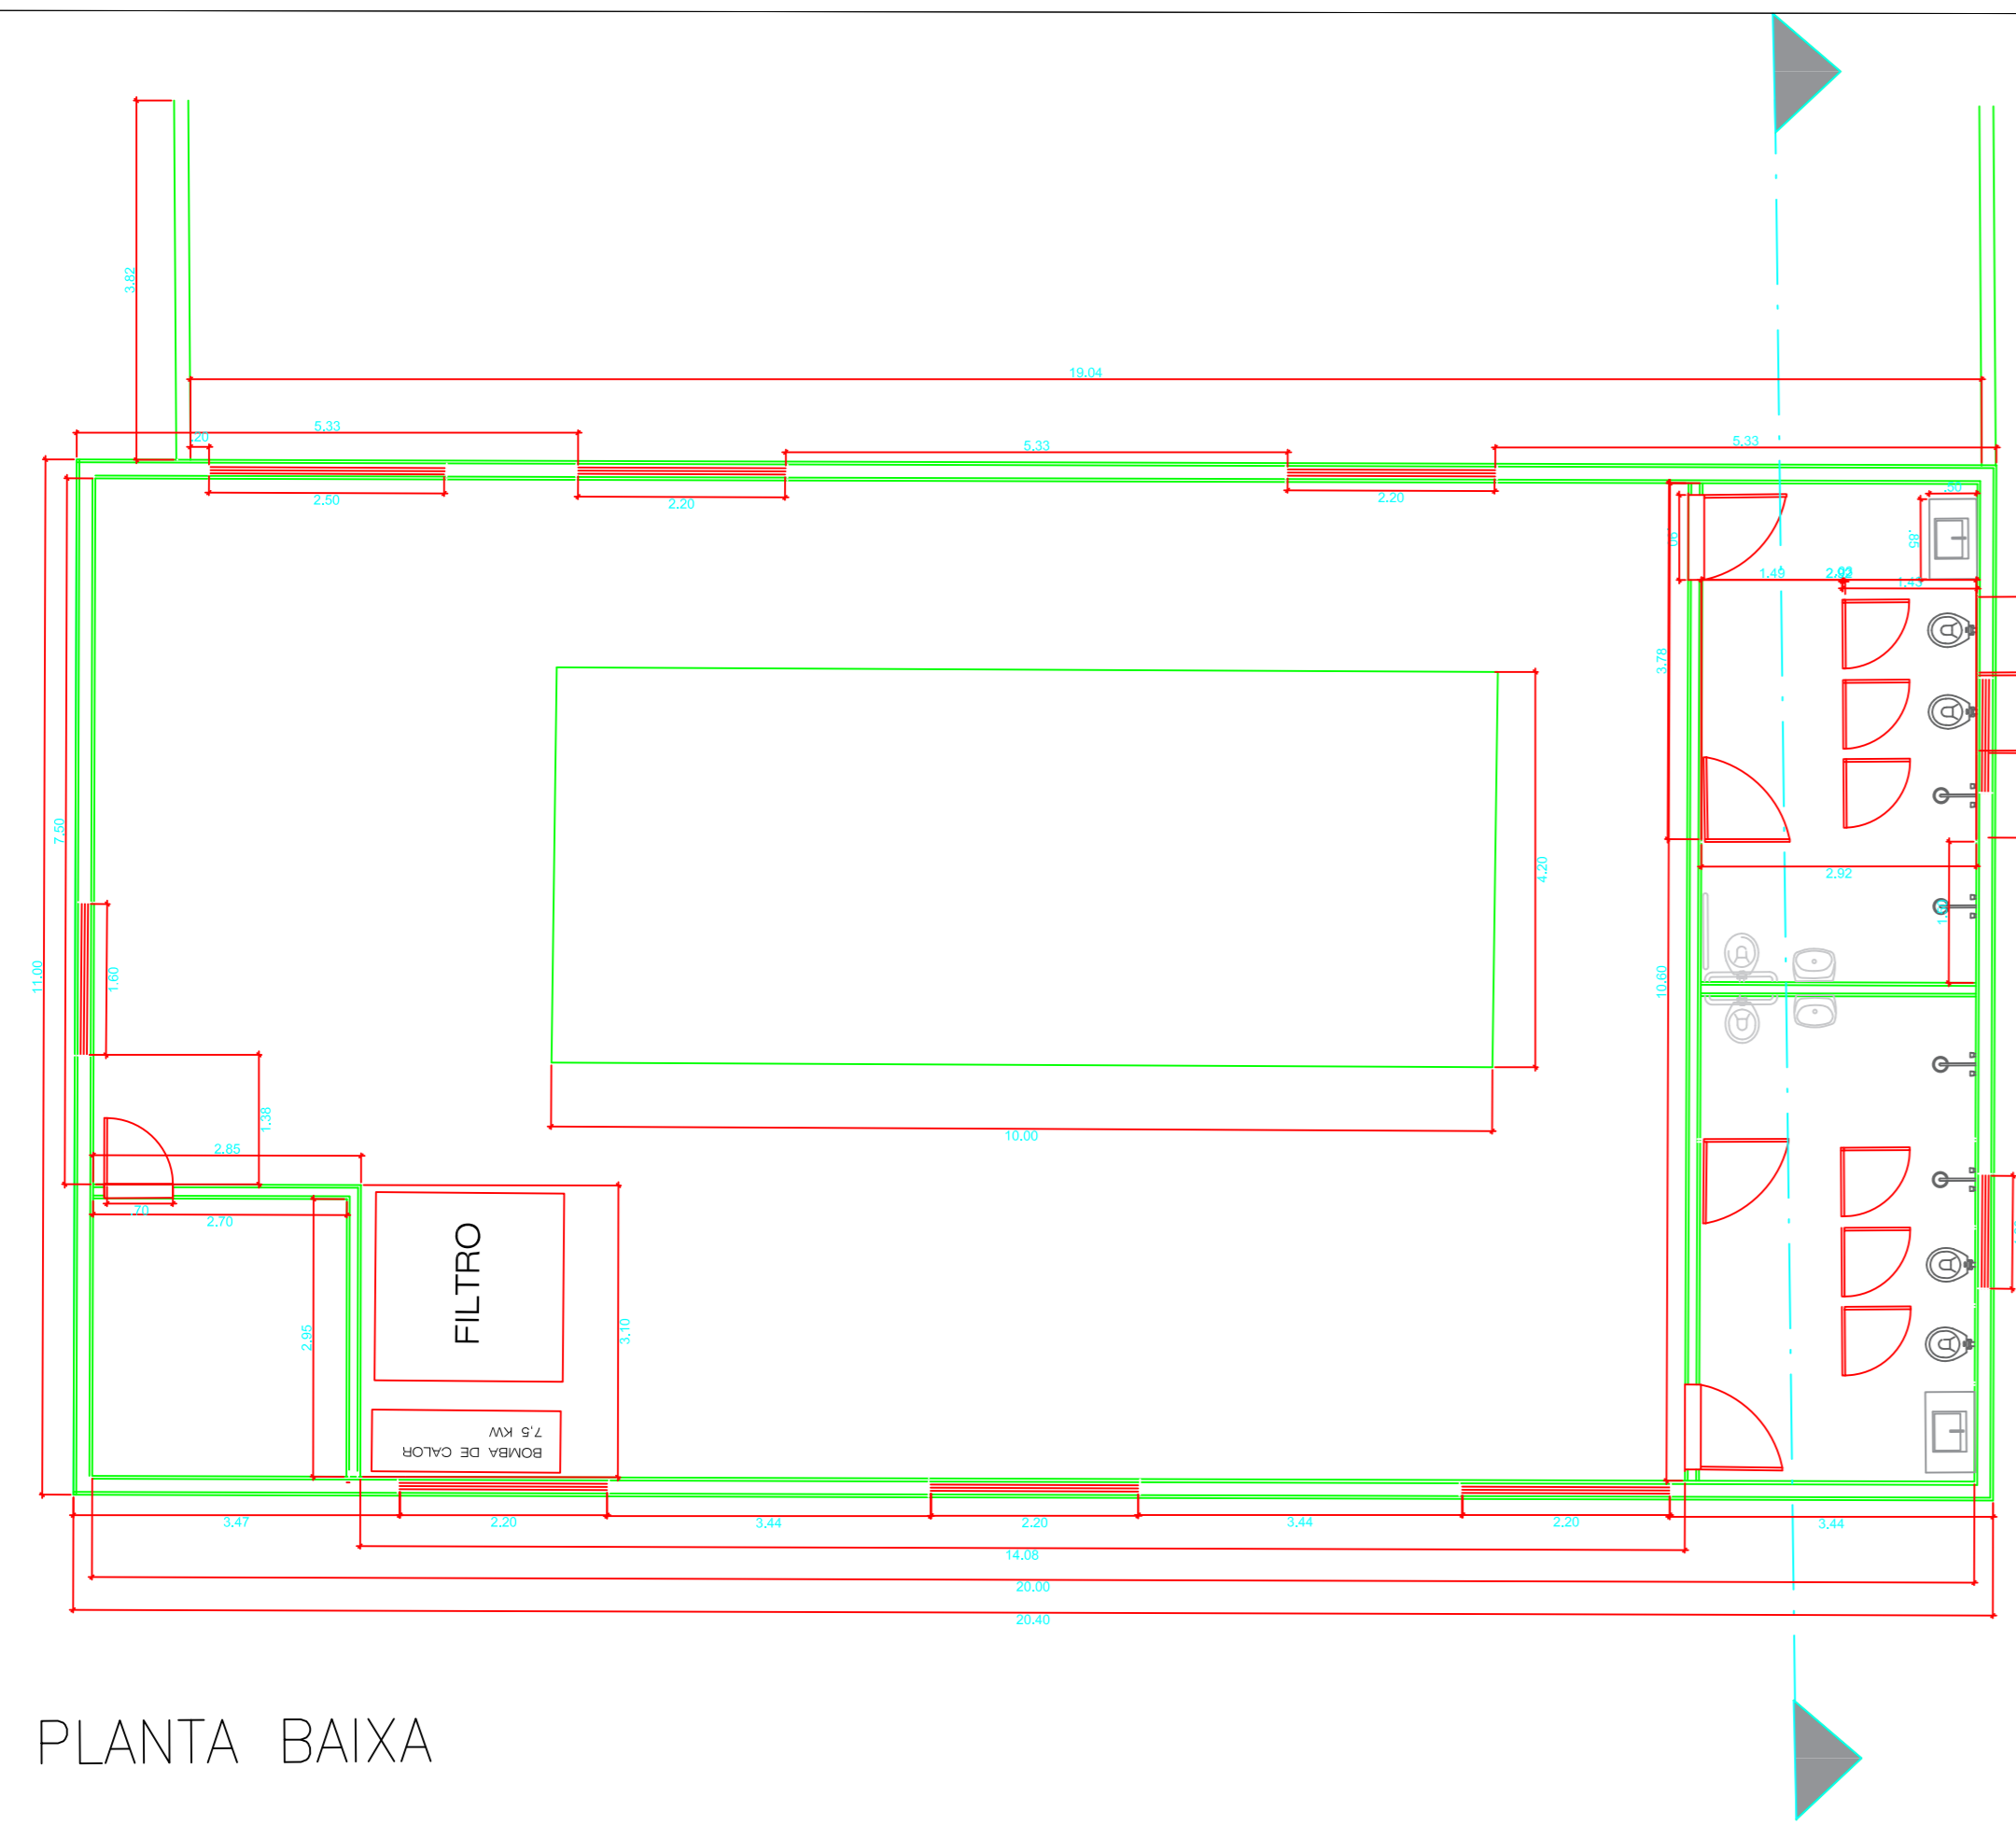


PLANTA BAIXA
ESCALA 1:100

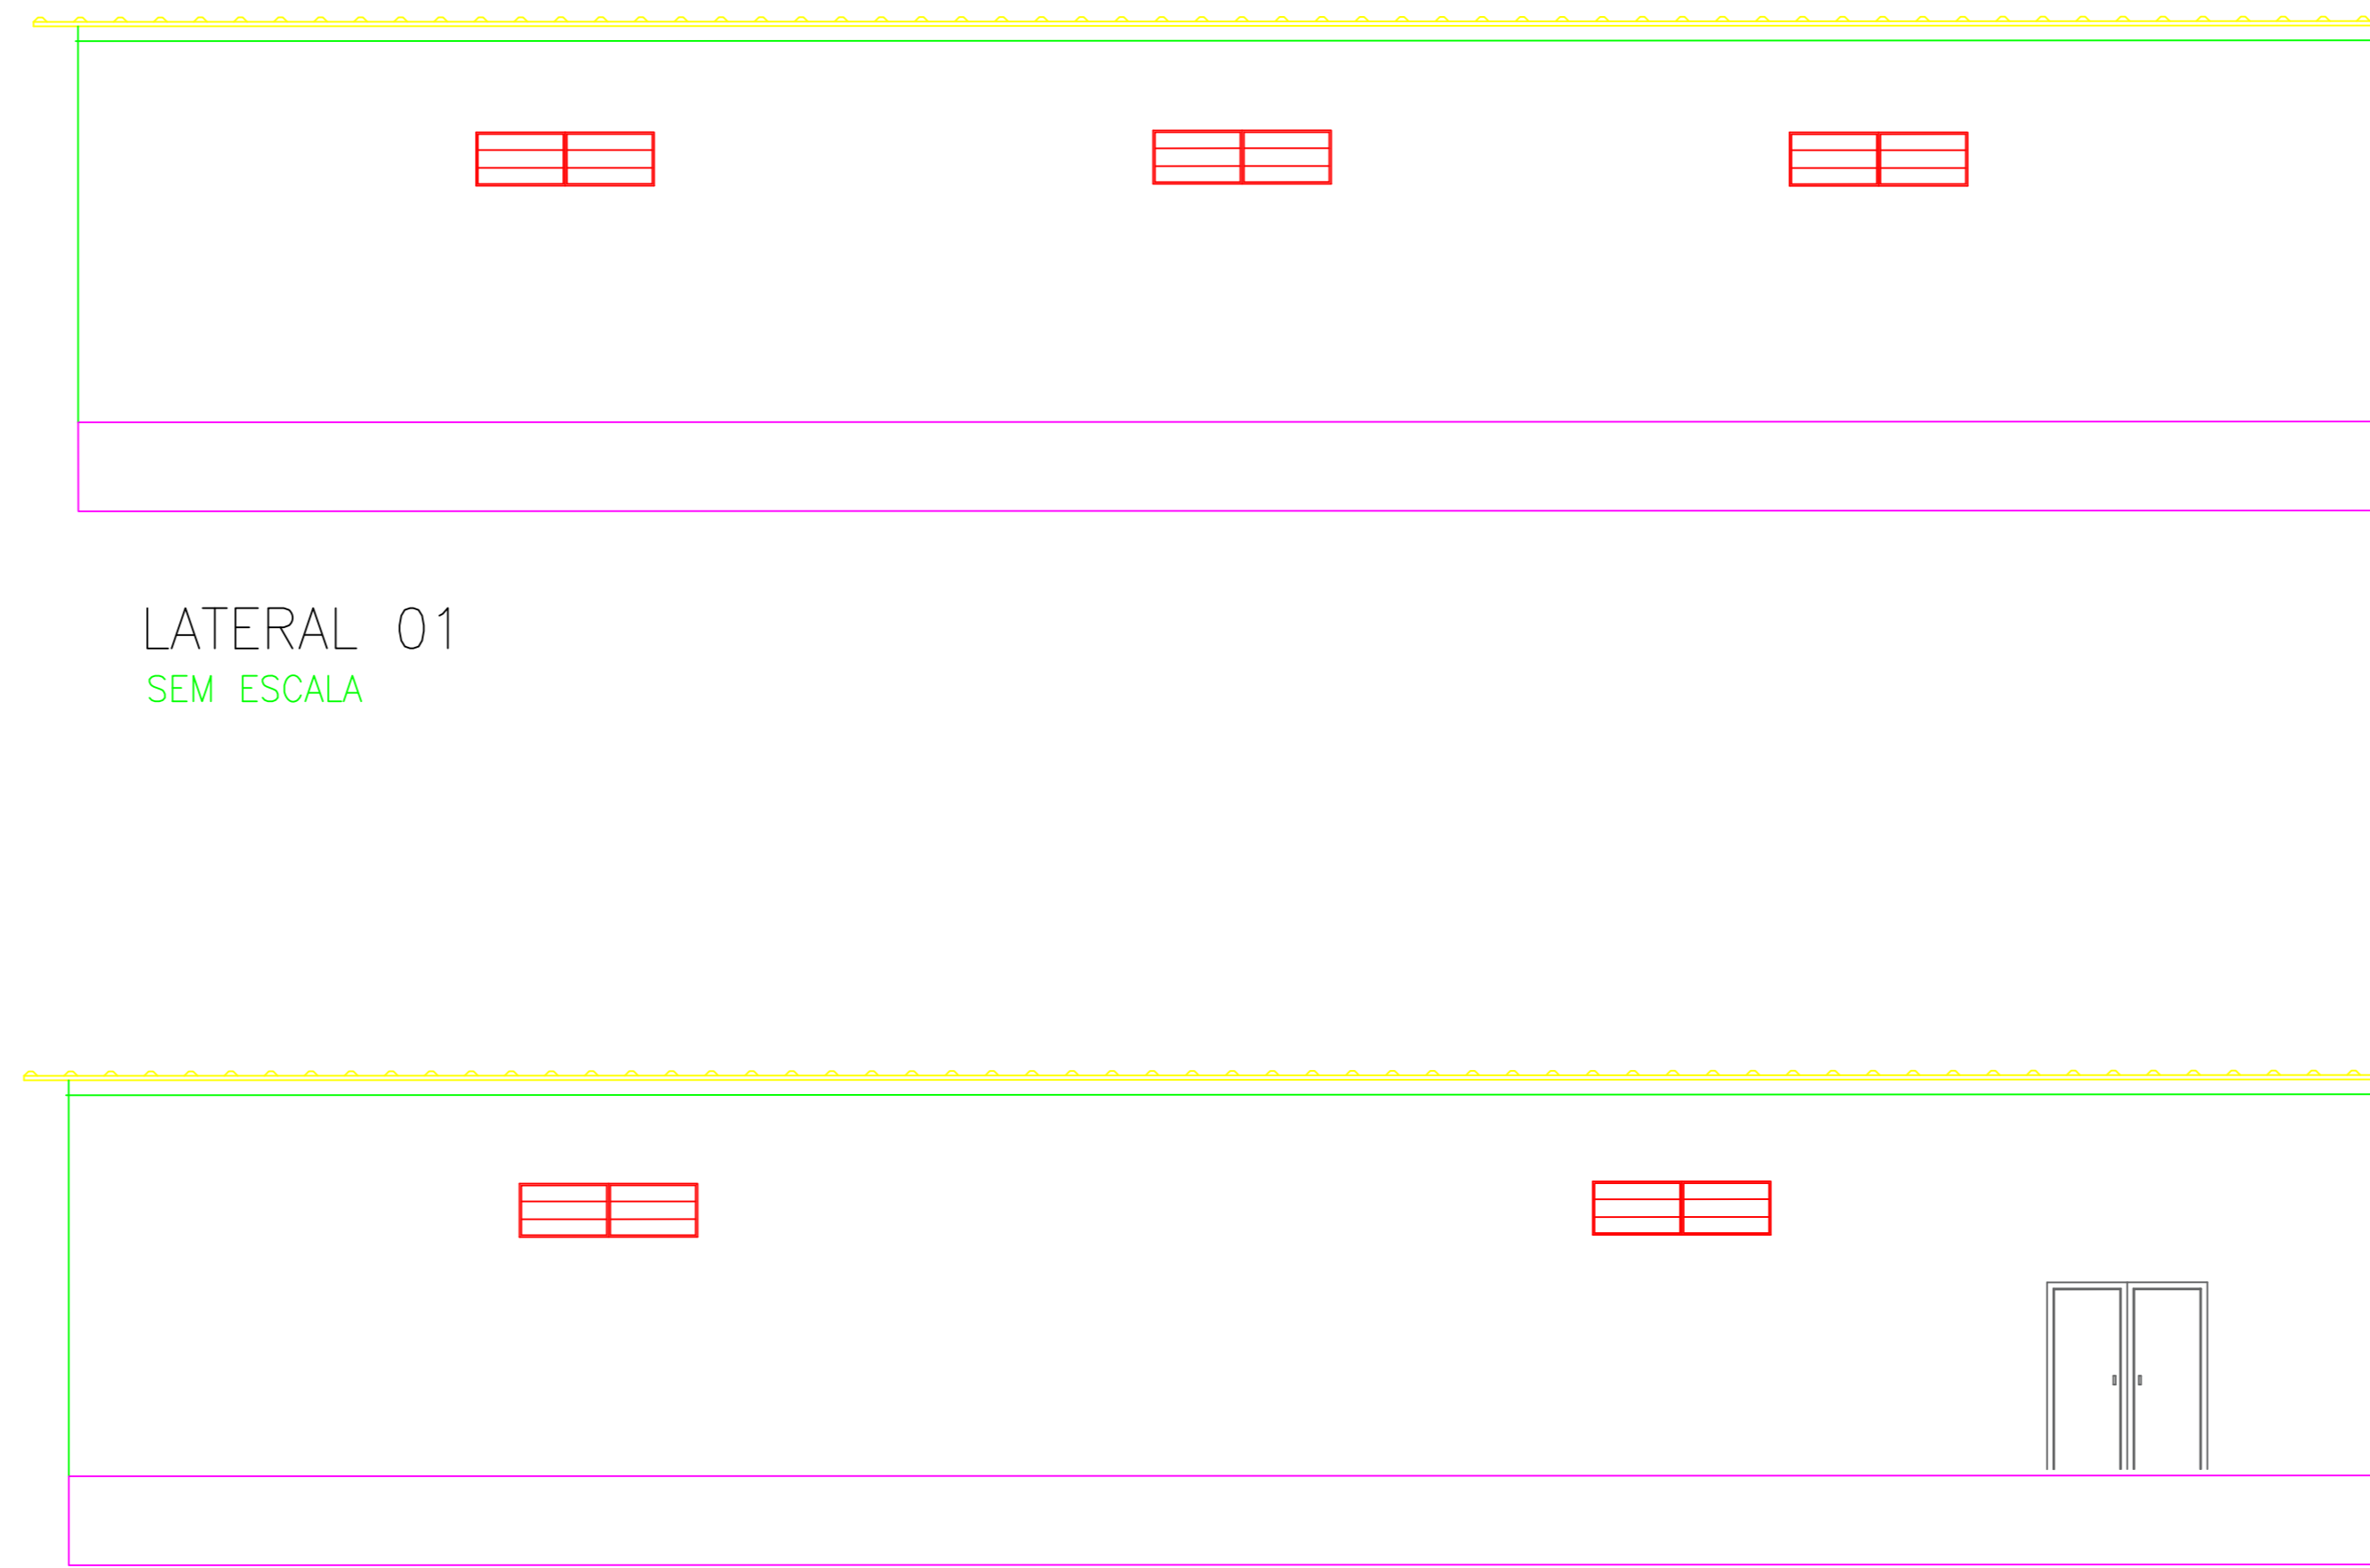


LATERAL 01
SEM ESCALA

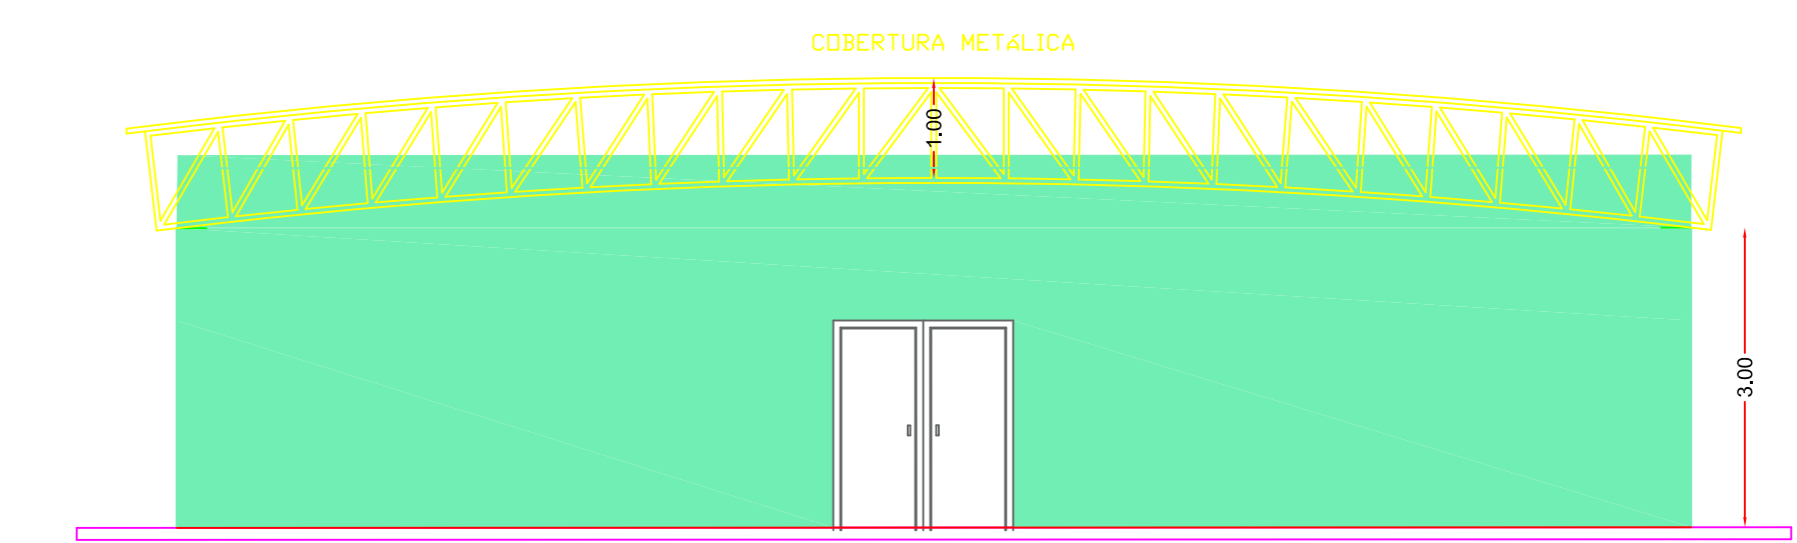

FACHADA
ESCALA 1:100

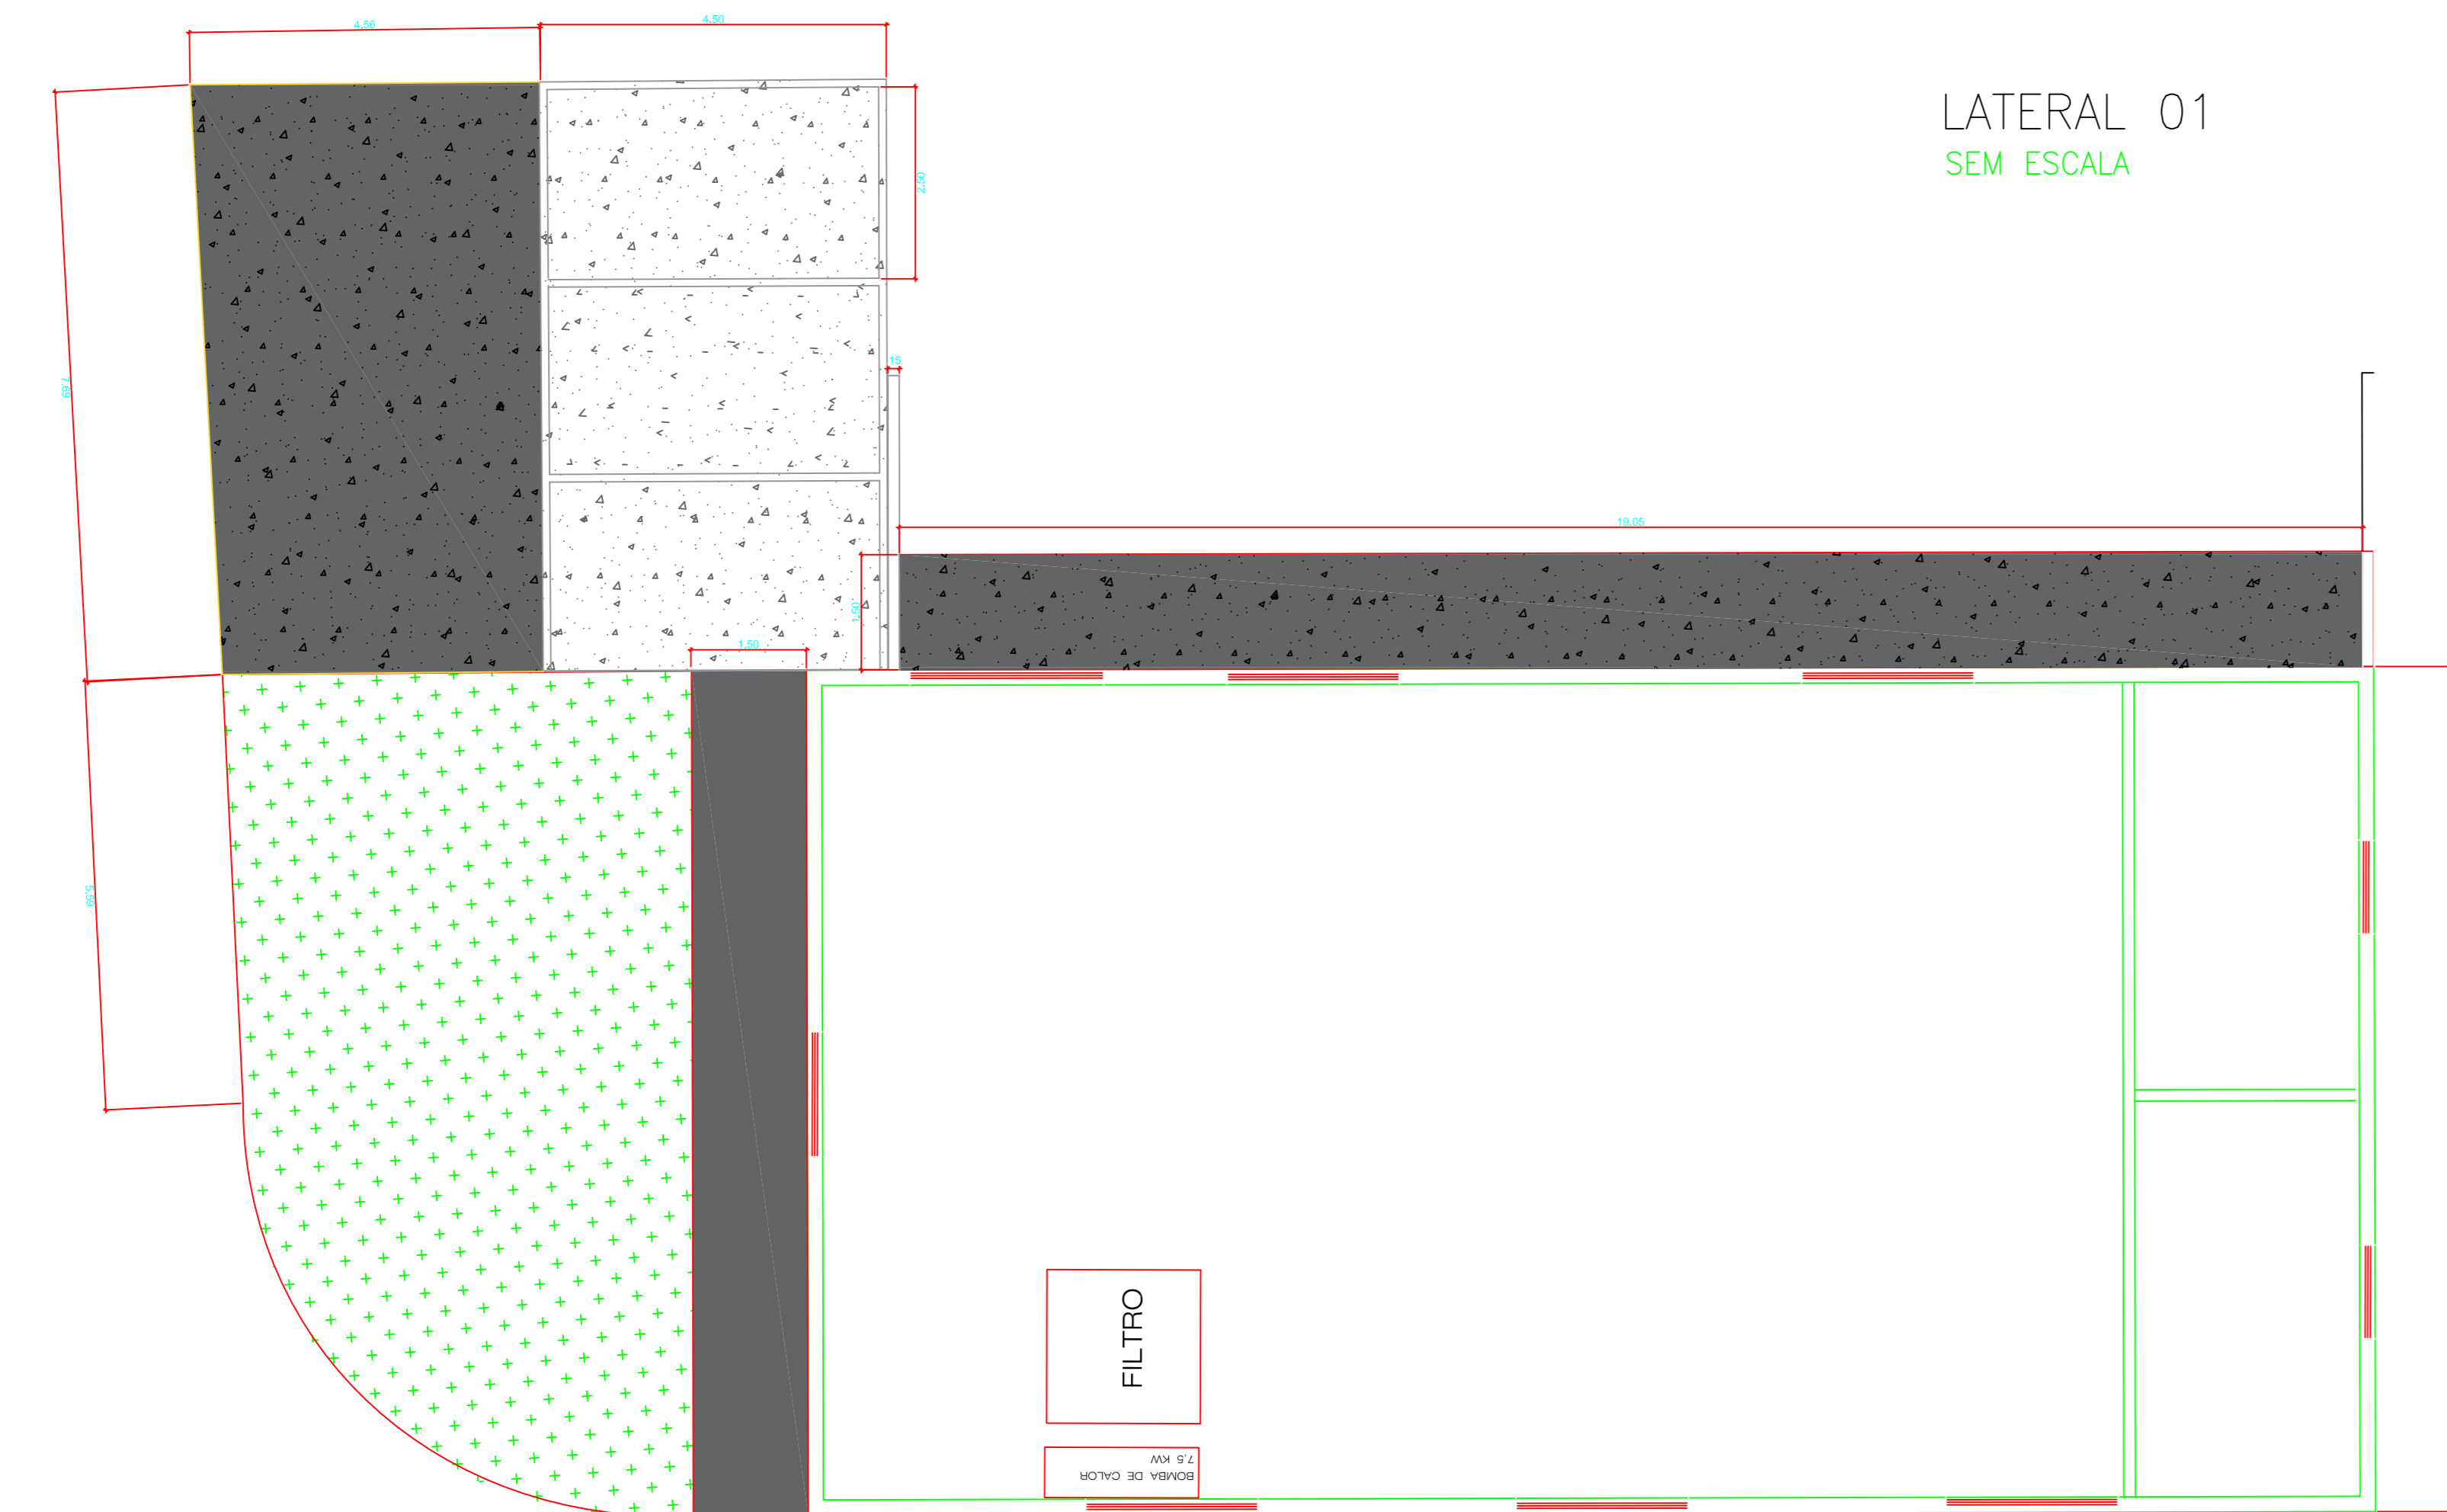

PLANTA BAIXA - ÁREA EXTERNA
ESCALA 1:100

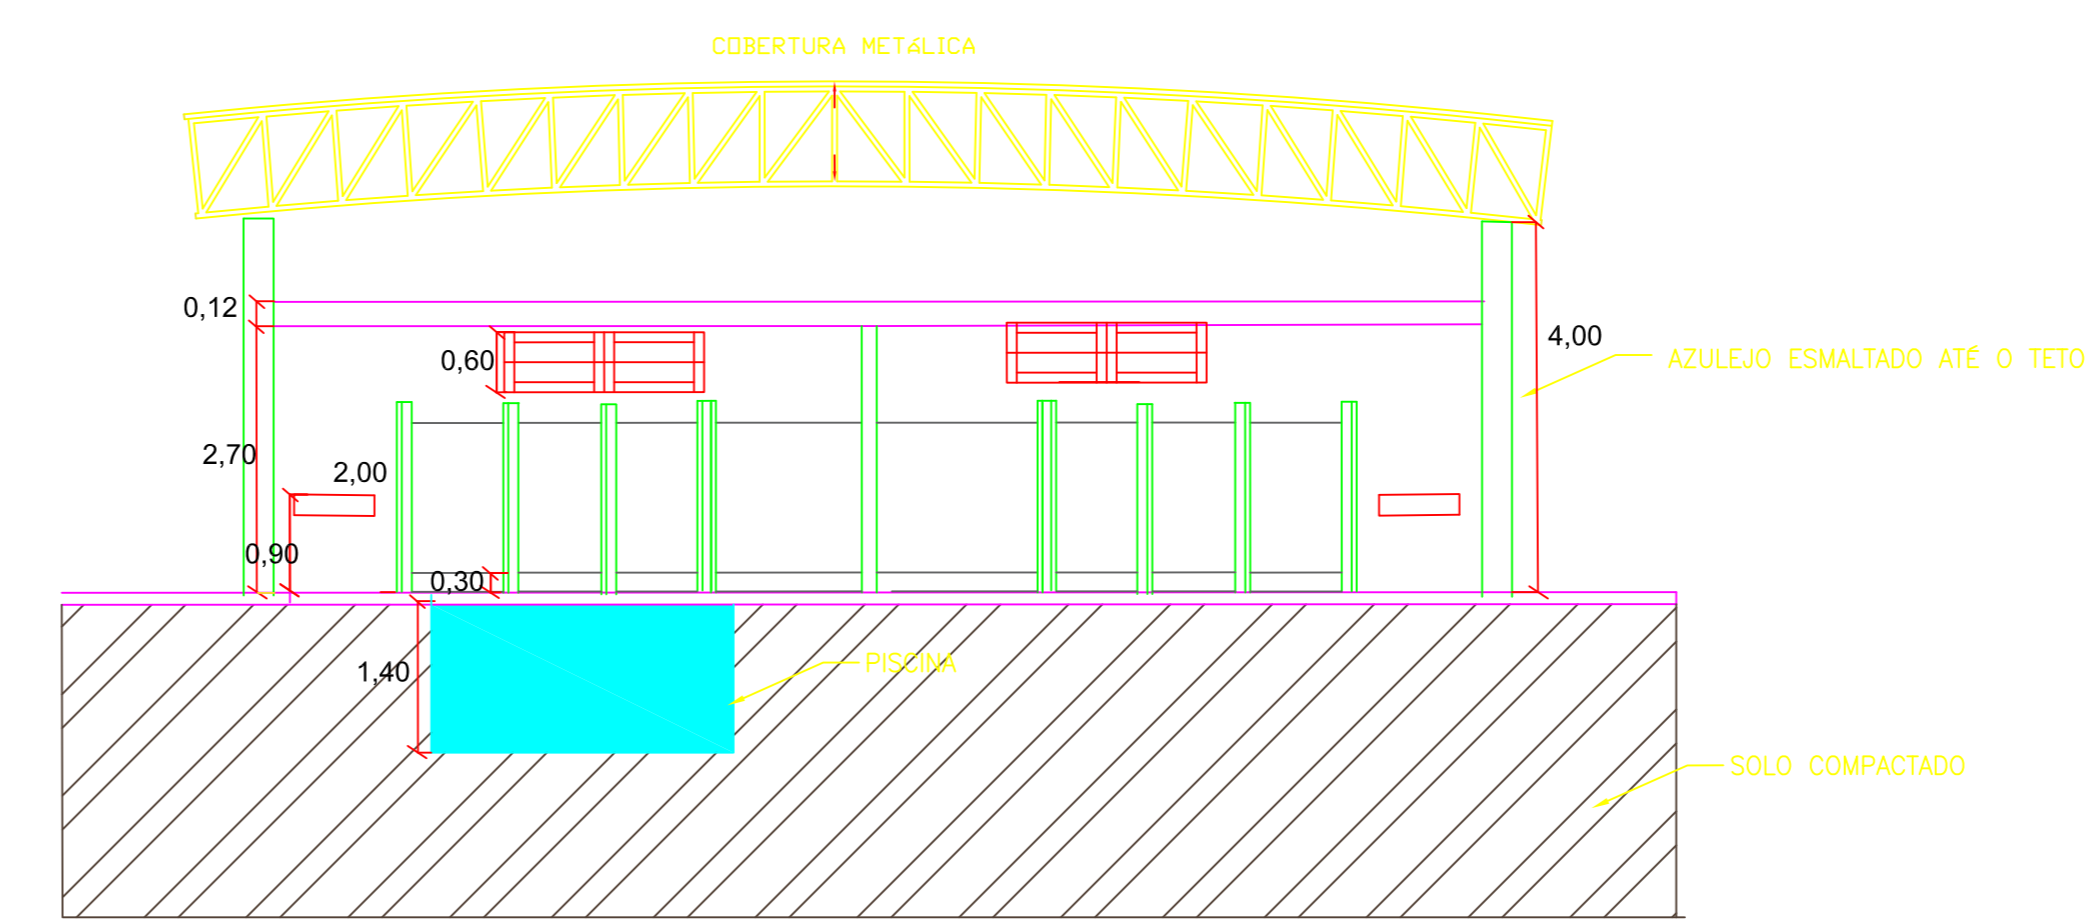

CORTE ESQUEMÁTICO - AA (VESTIÁRIO)
SEM ESCALA

PROJETO BÁSICO	
DATA:	FAVEREIRO/2021
FOLHA:	2/2
OBRA: EDIFICAÇÃO OBJETO: CONSTRUÇÃO DE UMA PISCINA DE HIDROTERAPIA COBERTA PROPRIETÁRIO: PREFEITURA MUNICIPAL DE NOVAIS - SP PREFEITO MUNICIPAL LOCAL: RUA FRANCISCO PIMENTA, LOTEAMENTO MORADA DOS FLAUSINOS	
PAULO CESAR DIAS PINHEIRO:220598 56809	Assinado de forma digital por PAULO CESAR DIAS PINHEIRO:22059856809 Dados: 2022.02.02 11:16:38 -03'00'
PREFEITURA MUNICIPAL DE NOVAIS - SP Rua Antonio Blasques Romério, 350 - Centro CEP: 15885-000 CNPJ: 06.711.699/0001-43 Telefone: (17) 3561-8780	
DAIANE MARCONDES GALLERANI RODRIGUES:379 95772890	Assinado de forma digital por DAIANE MARCONDES GALLERANI RODRIGUES:3795772890 Dados: 2022.02.02 11:16:54 -03'00'
DAIANE MARCONDES GALLERANI RODRIGUES ENGENHEIRO CIVIL - CREA: 5070180596 ART: 28027230220152196	